


附近見取図 S=N. S

工事場所：大分県立中津南高等学校  
大分県中津市高畑2093番地

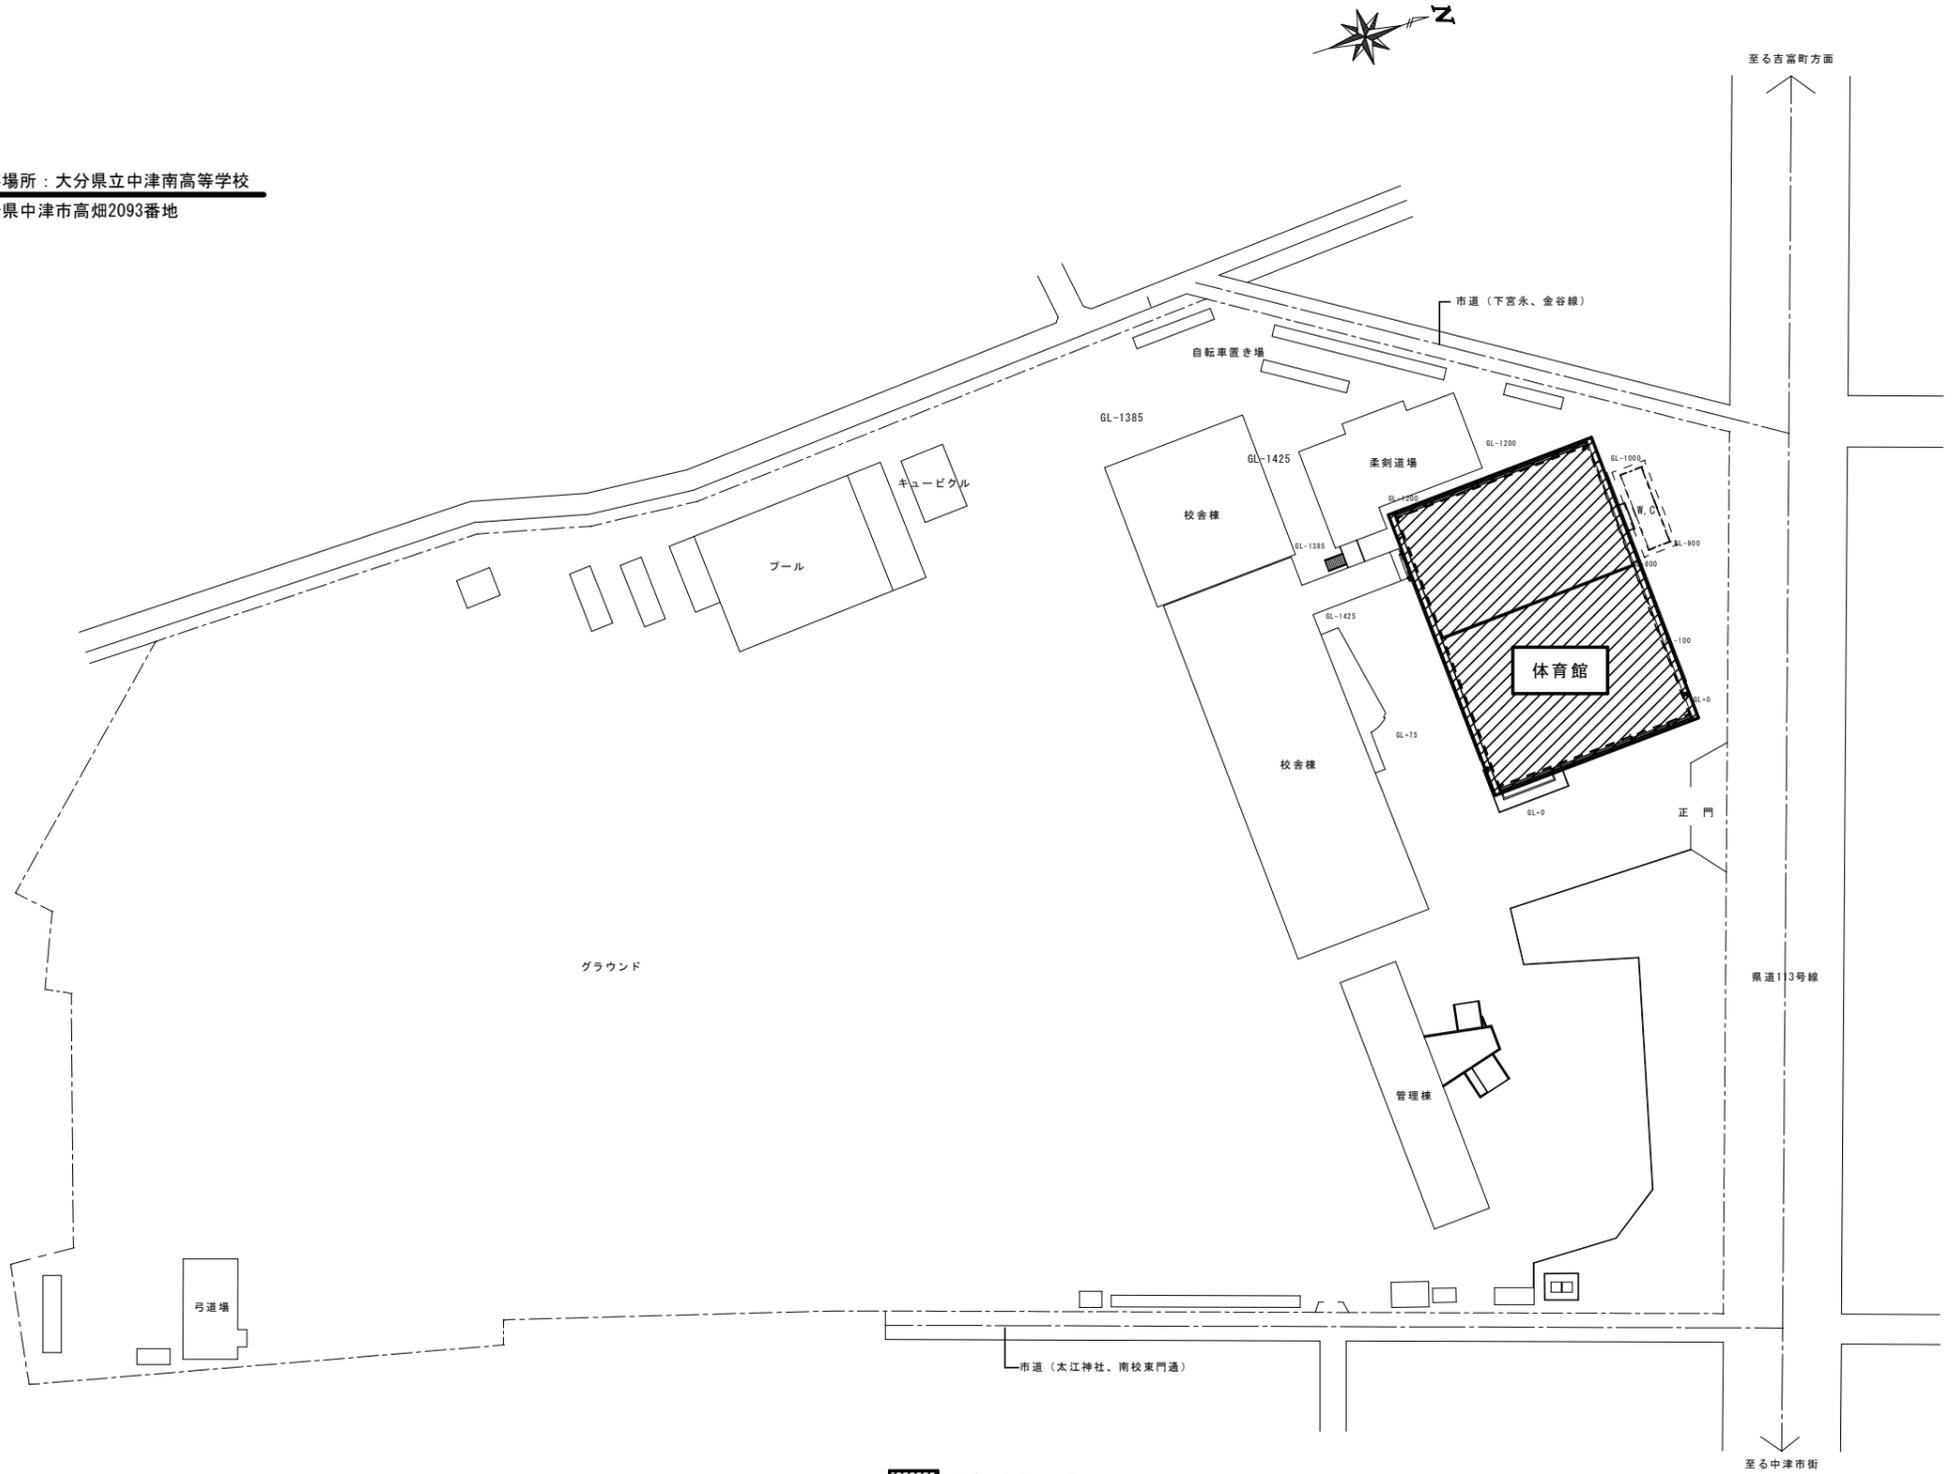

■ 工事対象部分を示す。

配置図 S=1/300

年度	設計年月	
R6	R6・9	

大分県中津土木事務所				
課長	参事	補佐	係長	担当者


 株式会社 日熱  
 建築設備設計・省エネ環境設備設計  
 TEL 097-556-5663  
 FAX 097-556-5667

設計No.	工事名称	図面No.
	中津南高校体育館空調設備工事	M-03
縮尺	図面名称	
A1 1:300 A3 1:600	附近見取図・配置図	



LPガス接続部材

部材名	計
サービスコック 50A	1
フレキシコック 50A-500L	1
ガスメーター(貯槽付品)	1
サービスコック 20A(7分止め) (災害時に抜き出し用コック)	1

LPガス接続部材

部材名	GHP2-1親子	GHP2-2子	GHP1-1親子	GHP1-2子	計
可とう管コック20A	1	1	1	1	4
可とう管 20A-250L	1	1	1	1	4
ドレンホース(機器付品)	1	1	1	1	4

LPガス接続部材

部材名	GHP3-1親子	GHP3-2子	計
可とう管コック20A	1	1	2
可とう管 20A-250L	1	1	2
ドレンホース(機器付品)	1	1	2

バルク貯槽980kg 機型  
(基礎は詳細図参照)

**バルク**

**室外機**

**室外機**

LPガス配管設備 平面図 S=1/150

