



付近見取図

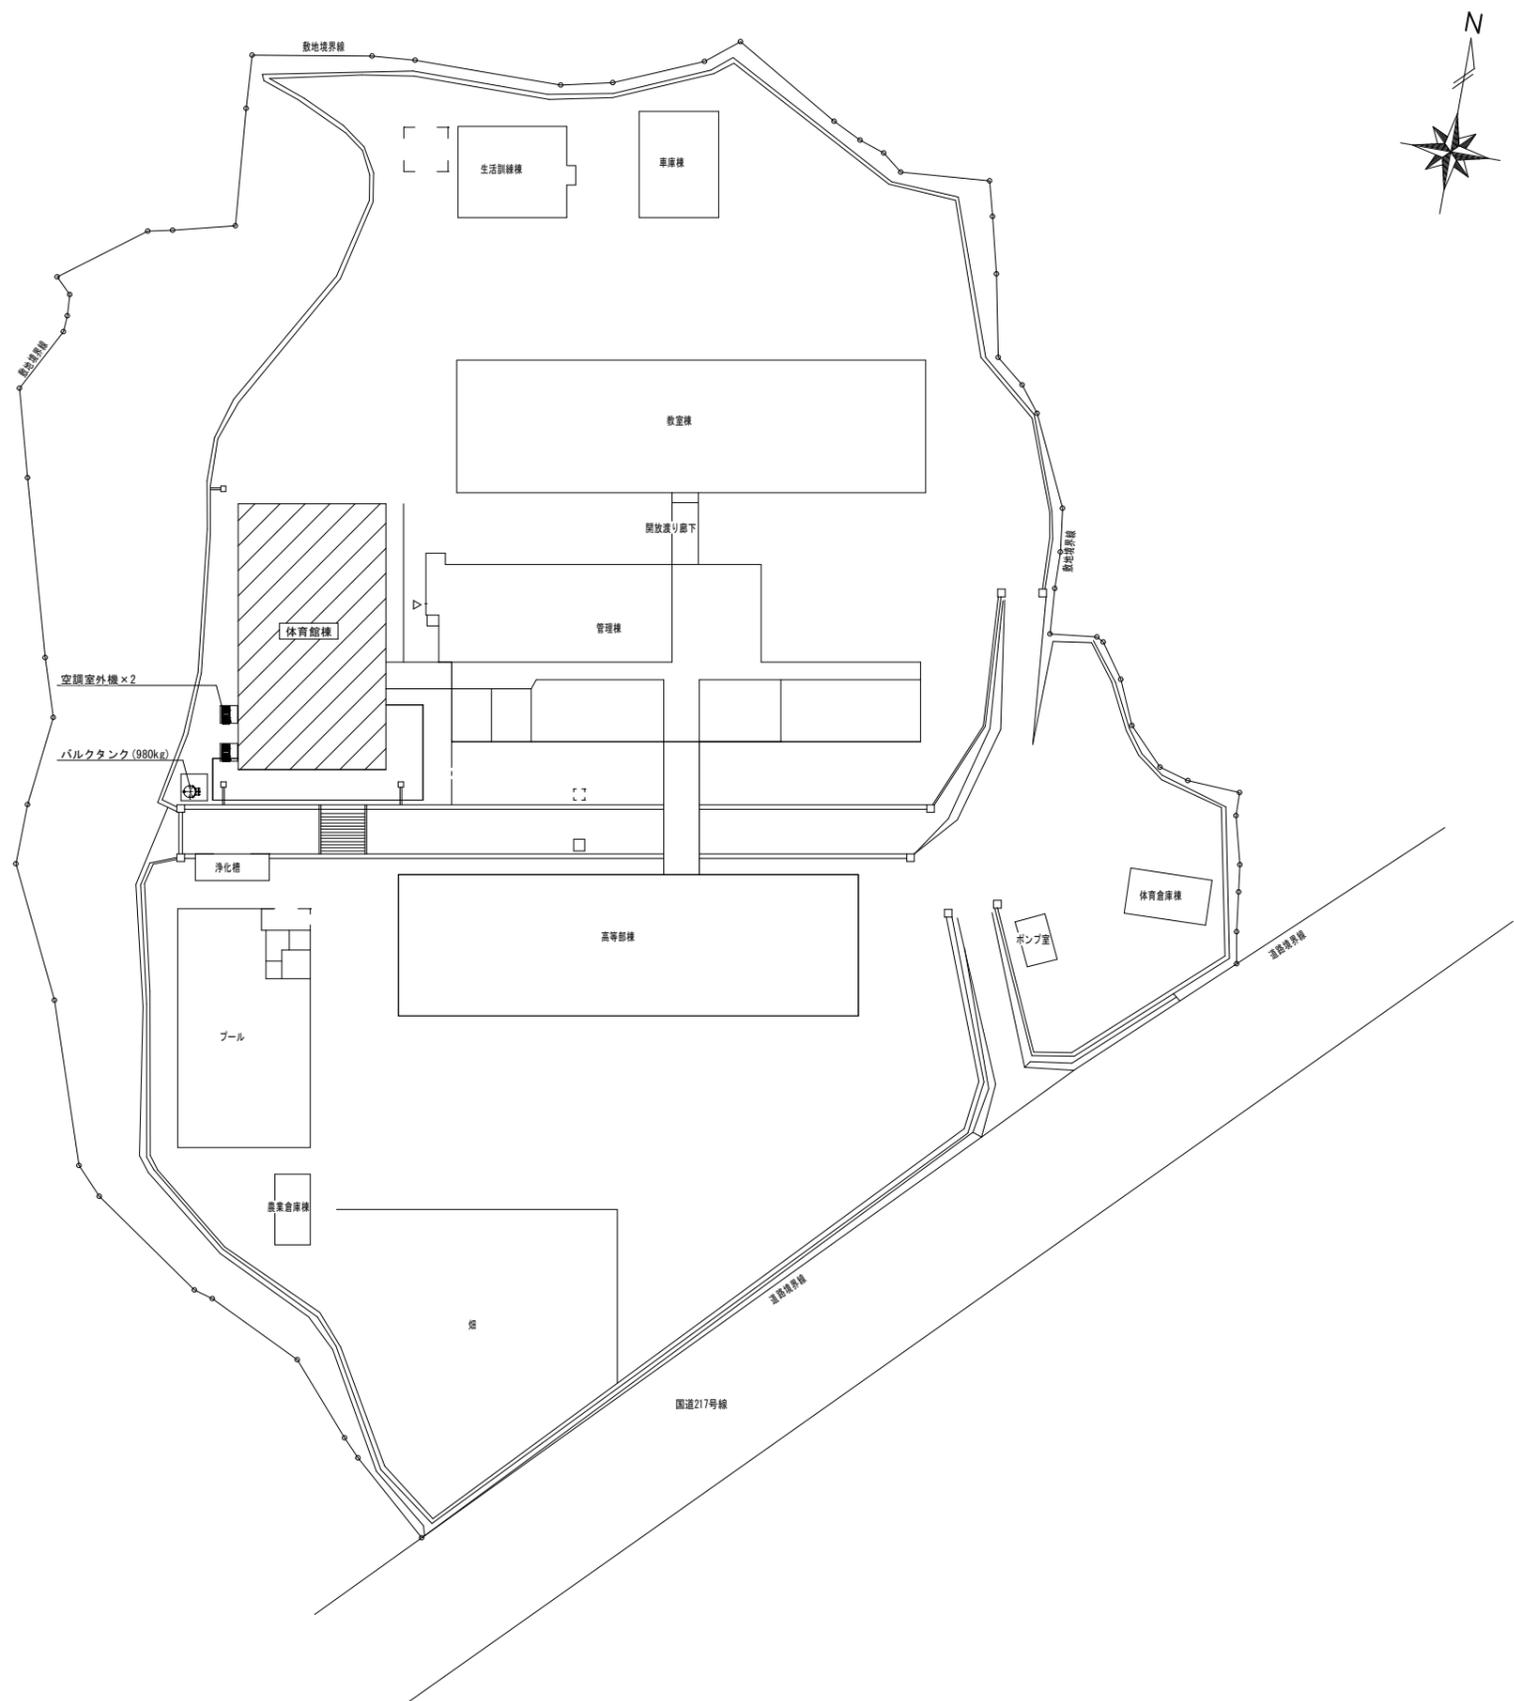


配置図 S=1/400

年度 令和6年度	設計年月 R6・12月	工事名 白建第19-7号 白杵支援体育館空調設備工事	大分県白杵土木事務所	図面名称 付近見取図 配置図	縮尺 - 1/400	建築士法第20条第1項に基づく表示  <b>株式会社 AES 設計</b> <small>一級建築士 大臣登録 第333795号 石橋 春明 大分県知事登録 第22V-13673号</small>	No. M-03
-------------	----------------	----------------------------------	------------	----------------------	------------------	---	----------

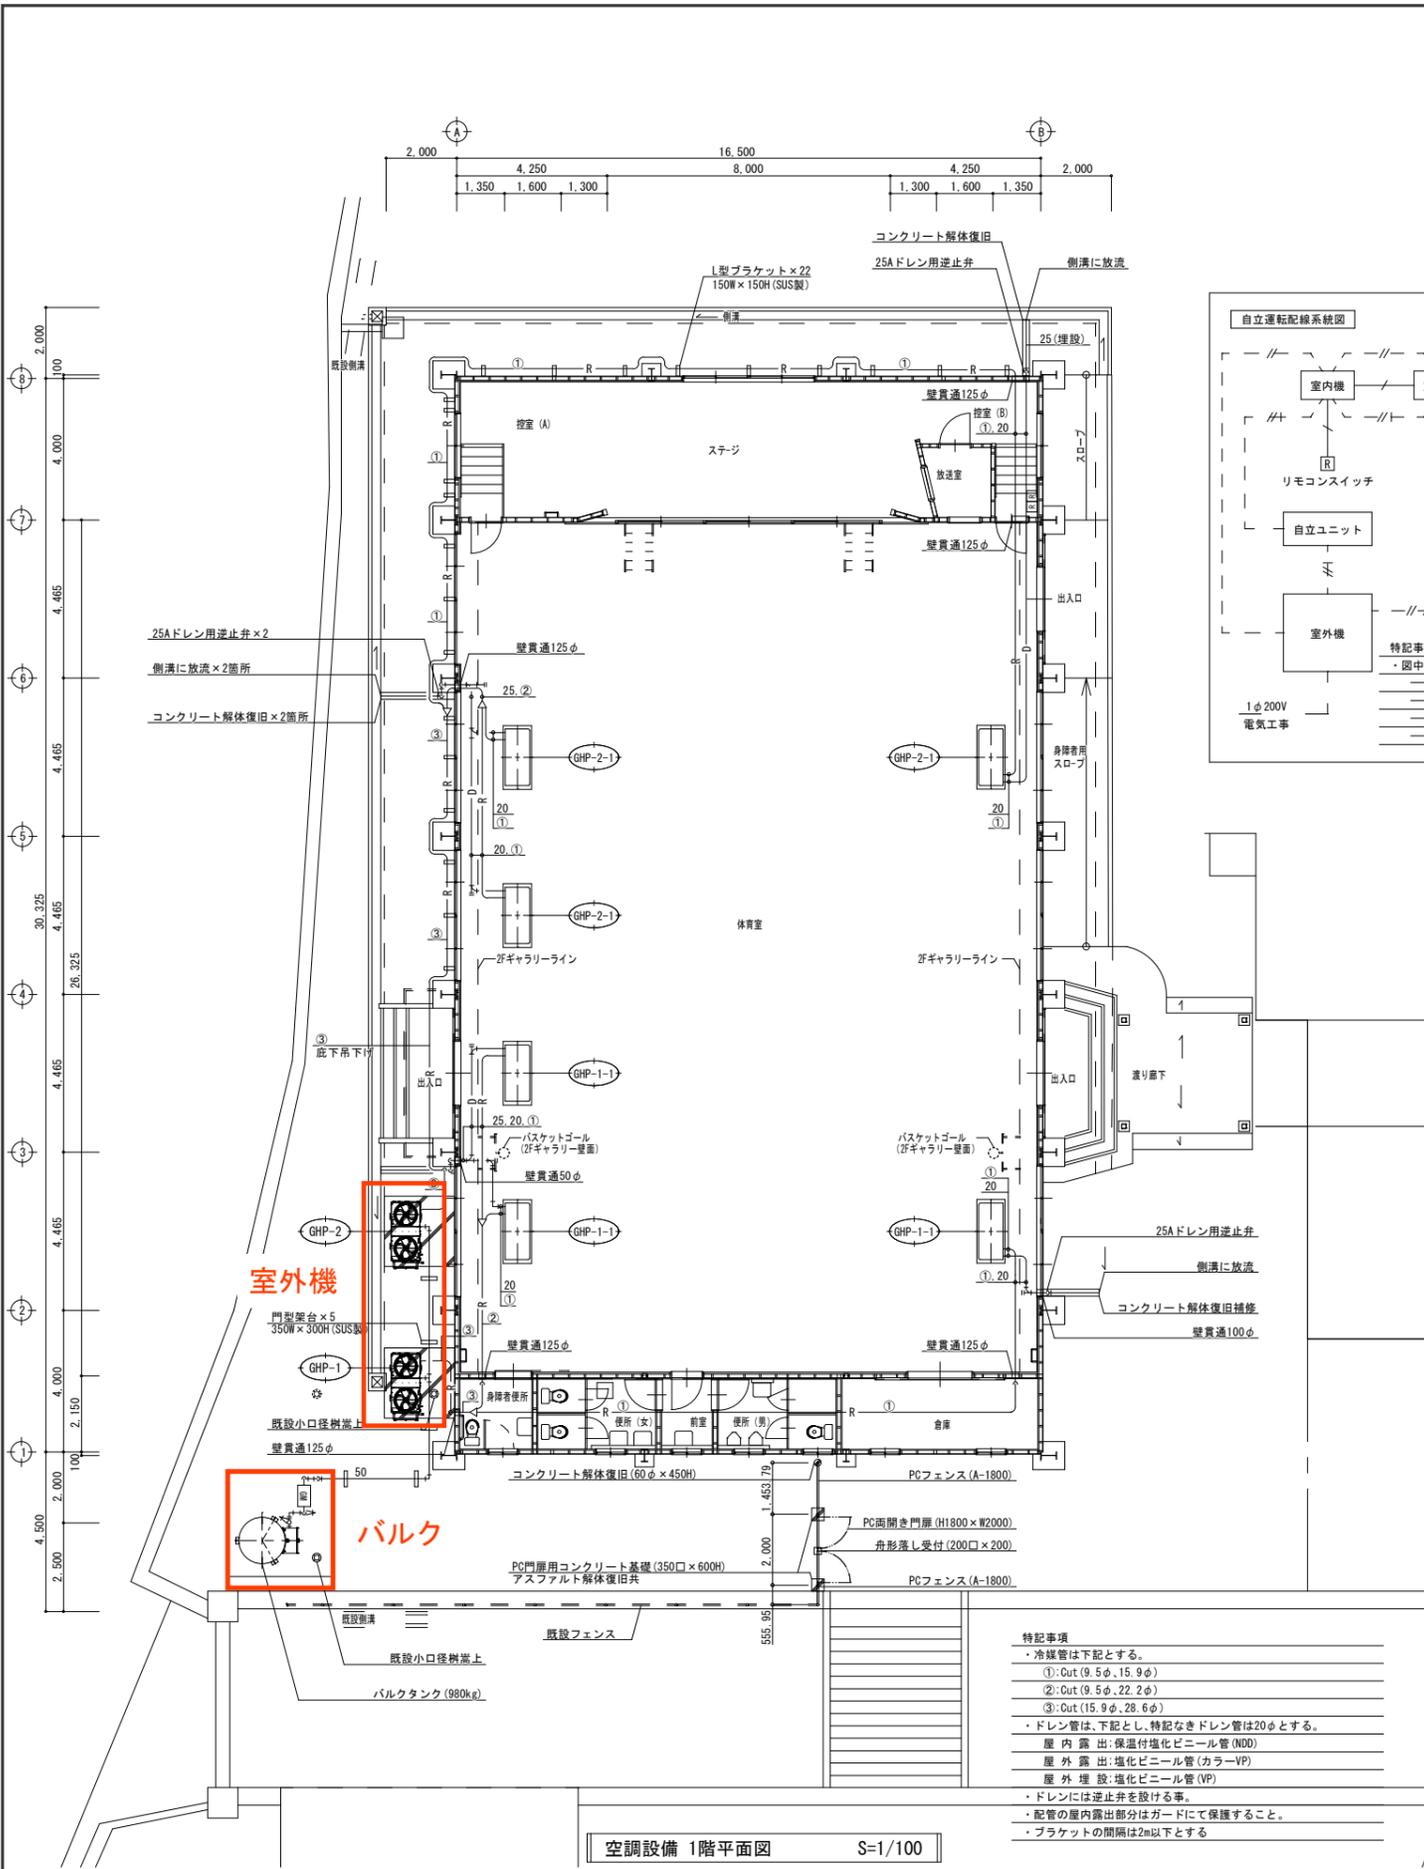

空調設備 1階平面図 S=1/100

- 特記事項
- ・冷媒管は下記とする。
  - ①: Cut (9.5φ, 15.9φ)
  - ②: Cut (9.5φ, 22.2φ)
  - ③: Cut (15.9φ, 28.6φ)
  - ・ドレン管は、下記とし、特記なきドレン管は20φとする。
  - 屋 内 露 出: 保温付塩化ビニール管 (ND0)
  - 屋 外 露 出: 塩化ビニール管 (カラーVP)
  - 屋 外 埋 設: 塩化ビニール管 (VP)
  - ・ドレンには逆止弁を設ける事。
  - ・配管の屋外露出部分はガードにて保護すること。
  - ・ブラケットの間隔は2m以下とする

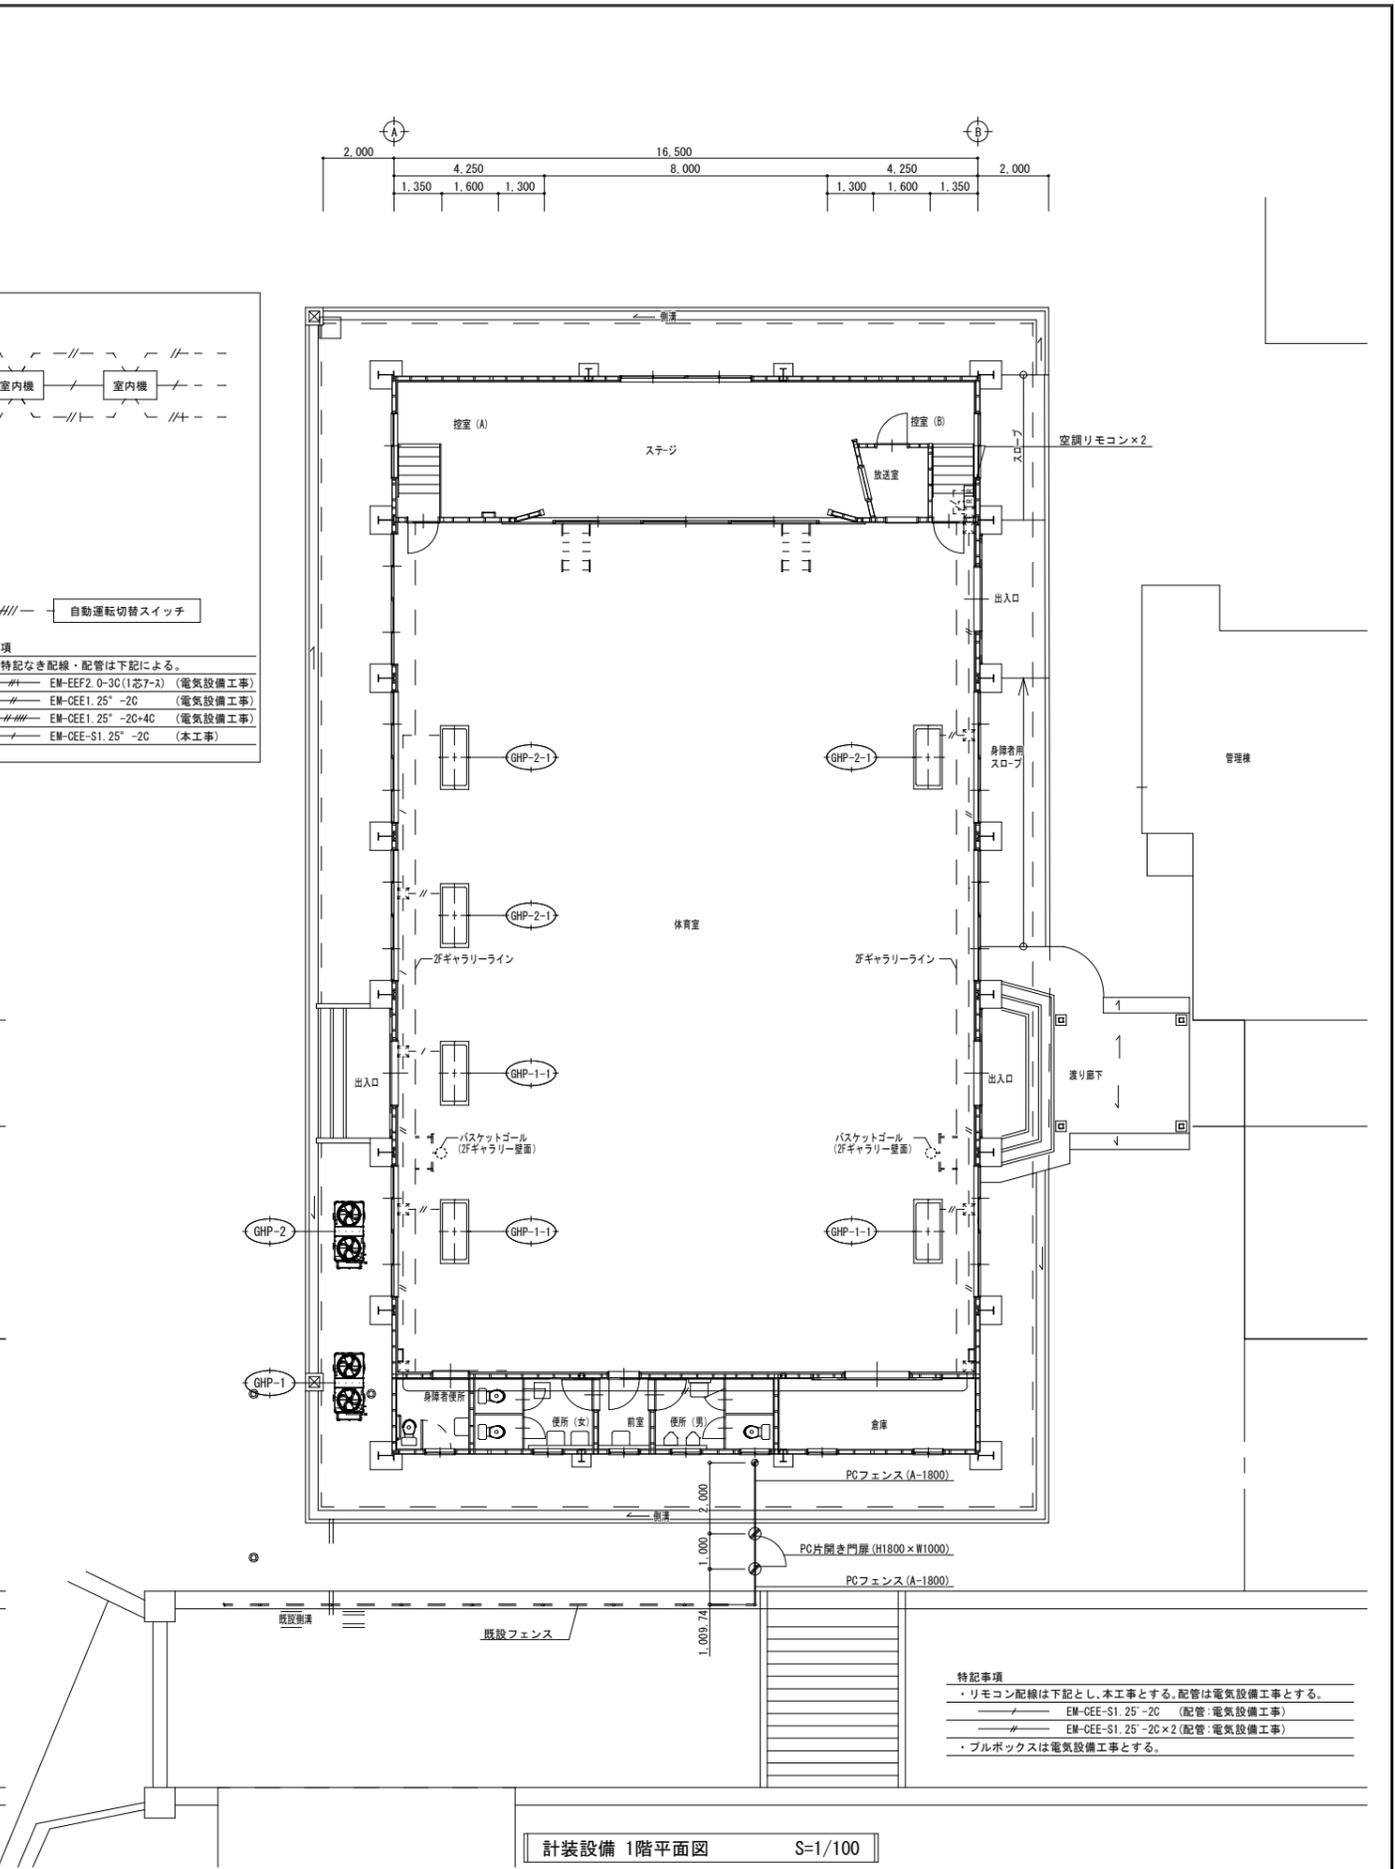

計装設備 1階平面図 S=1/100

- 特記事項
- ・リモコン配線は下記とし、本工事とする。配管は電気設備工事とする。
  - EM-GEE-S1.25'-2C (配管: 電気設備工事)
  - EM-GEE-S1.25'-2C×2 (配管: 電気設備工事)
  - ・フルボックスは電気設備工事とする。

