

# 大分県立看護専門学校建築計画

原案 寺本 清雄 主幹 藤島 洋



換印 9.6.5  
改訂 1996.3

株式会社 久米設計  
KUMI DESIGN

1996.3

大分県立看護専門学校附属看護大学校（仮称）新築工事  
変更・変更簿 1  
全付計画図 1:500

07  
195088

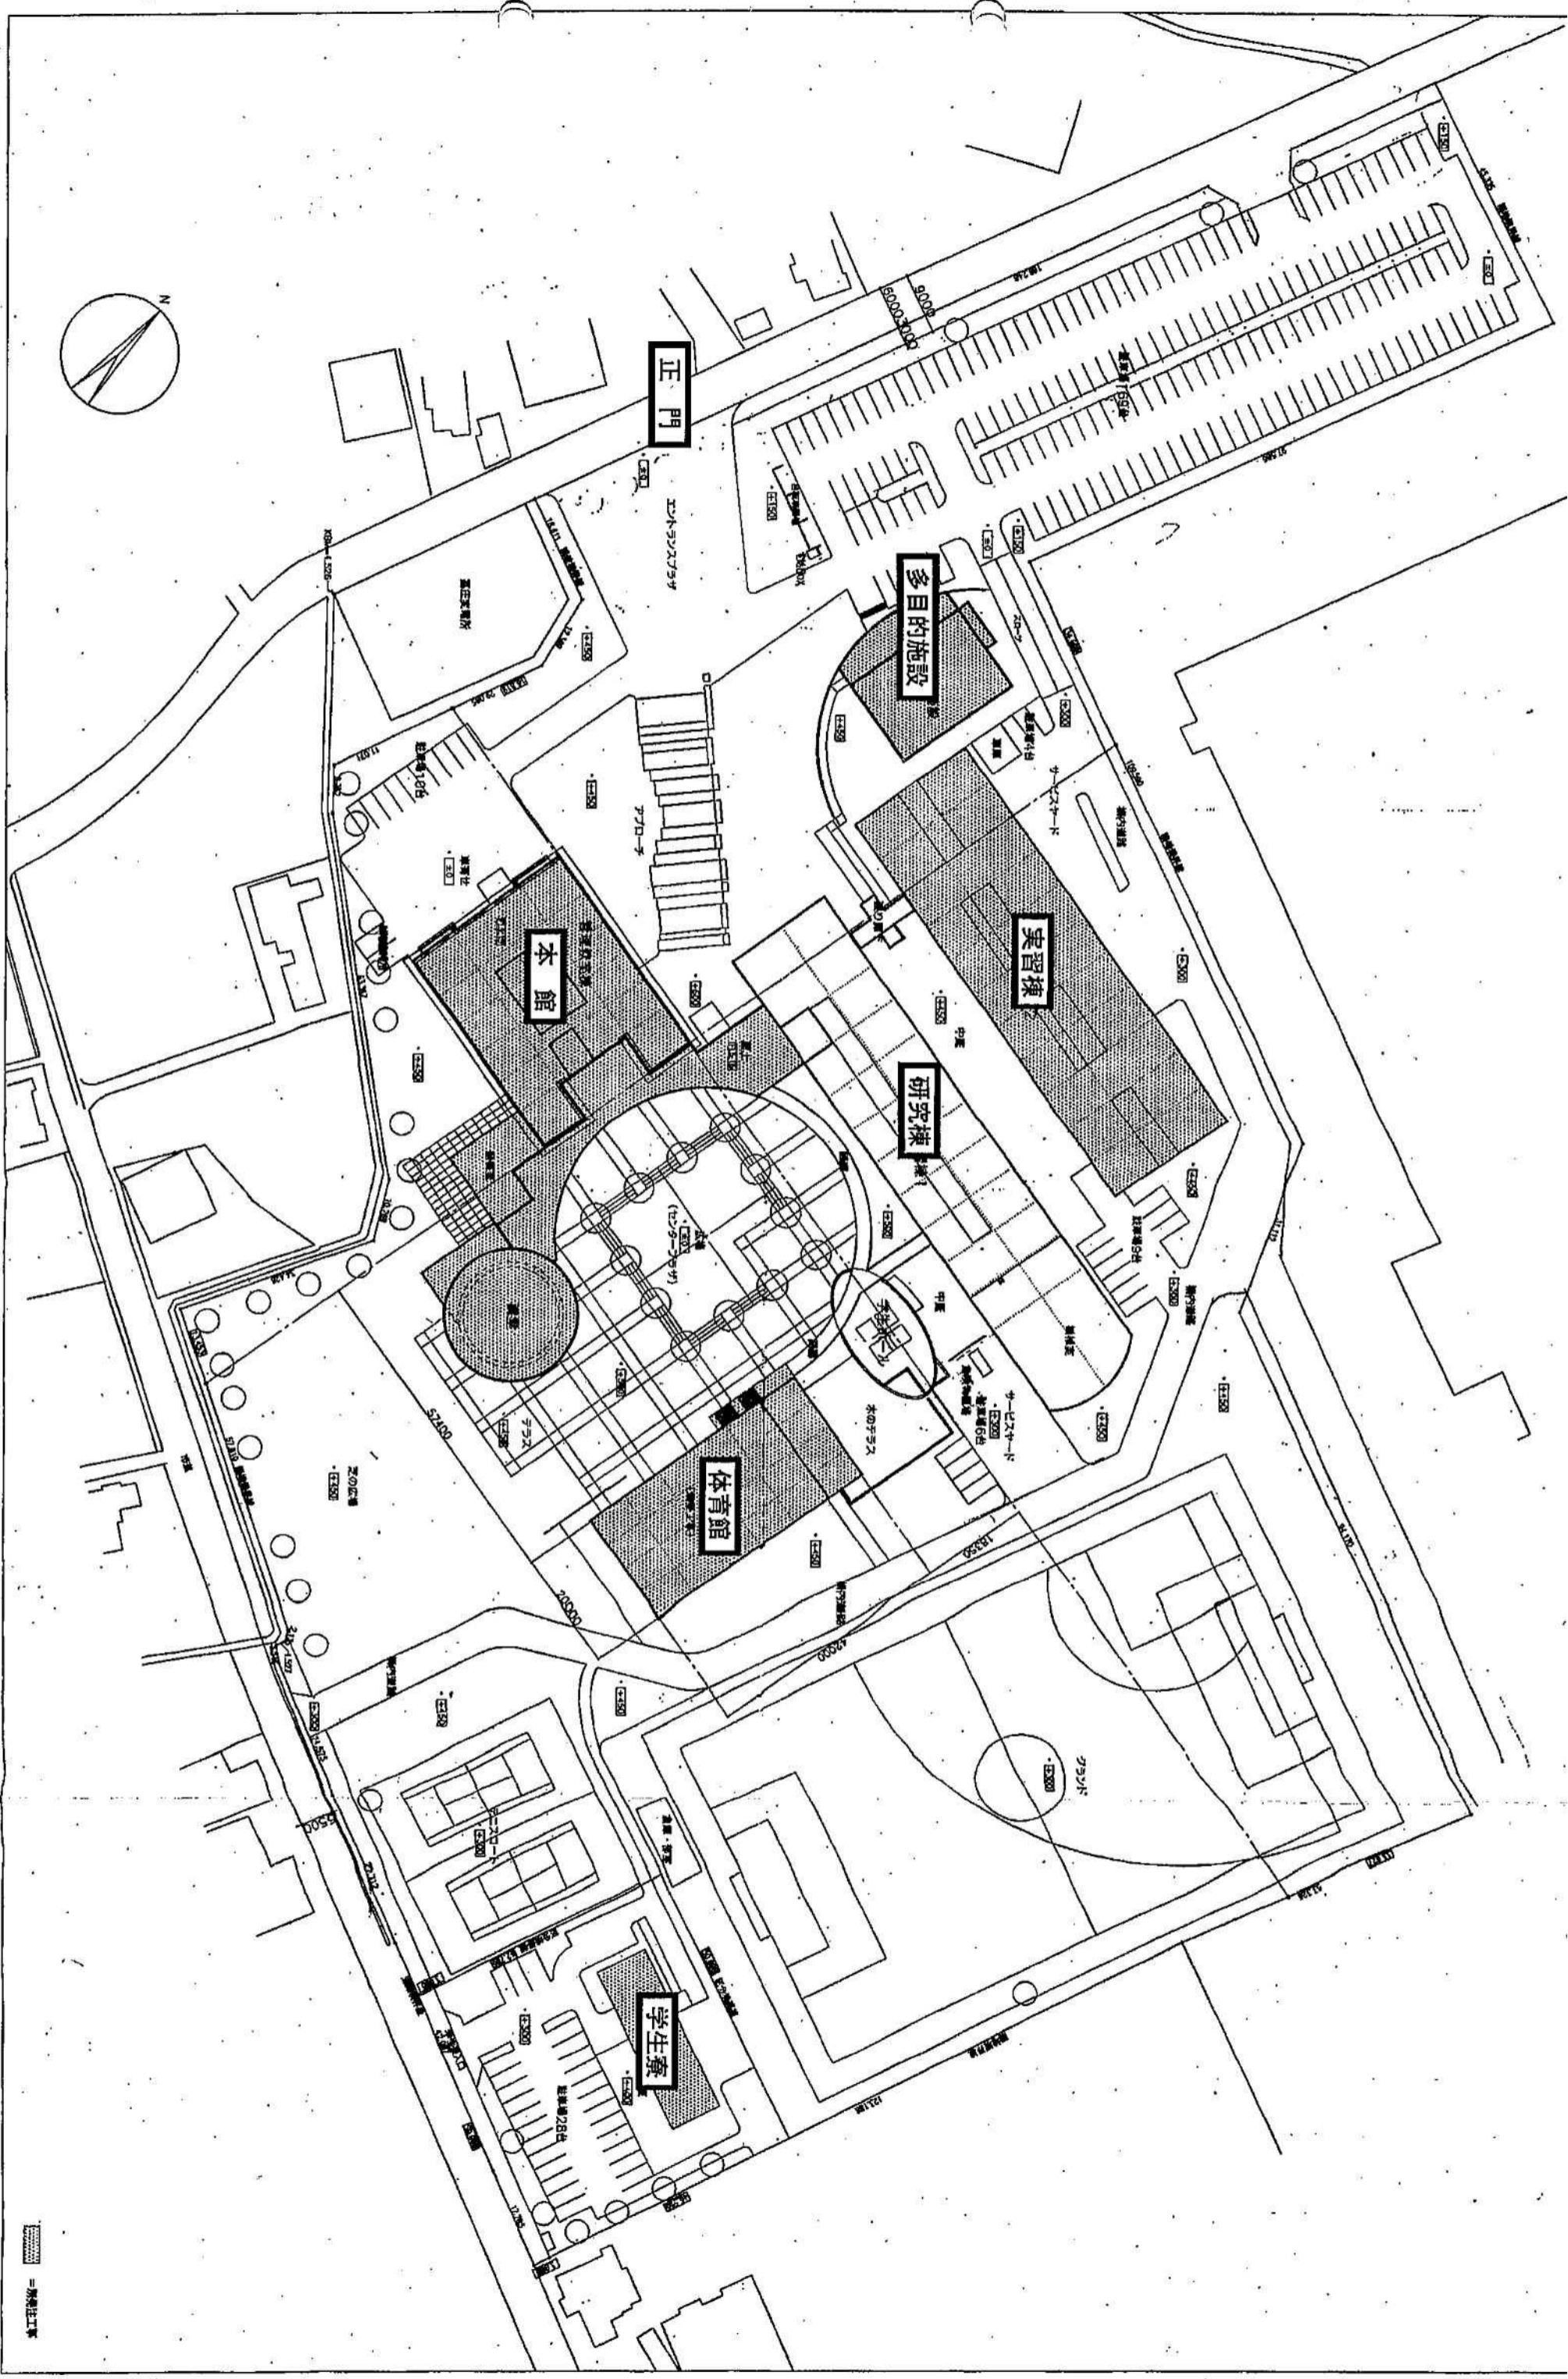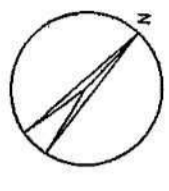

＝附属工庫

# 大分県土木建築部施設整備課


表紙印  
8.6.5  
施設整備課

株式会社 久米設計  
KUMI DESIGN


1996.3

大分県立看護福祉専門学校(併修)新築工事  
実施・実習棟1  
1階平面図  
1:200

09  
195088

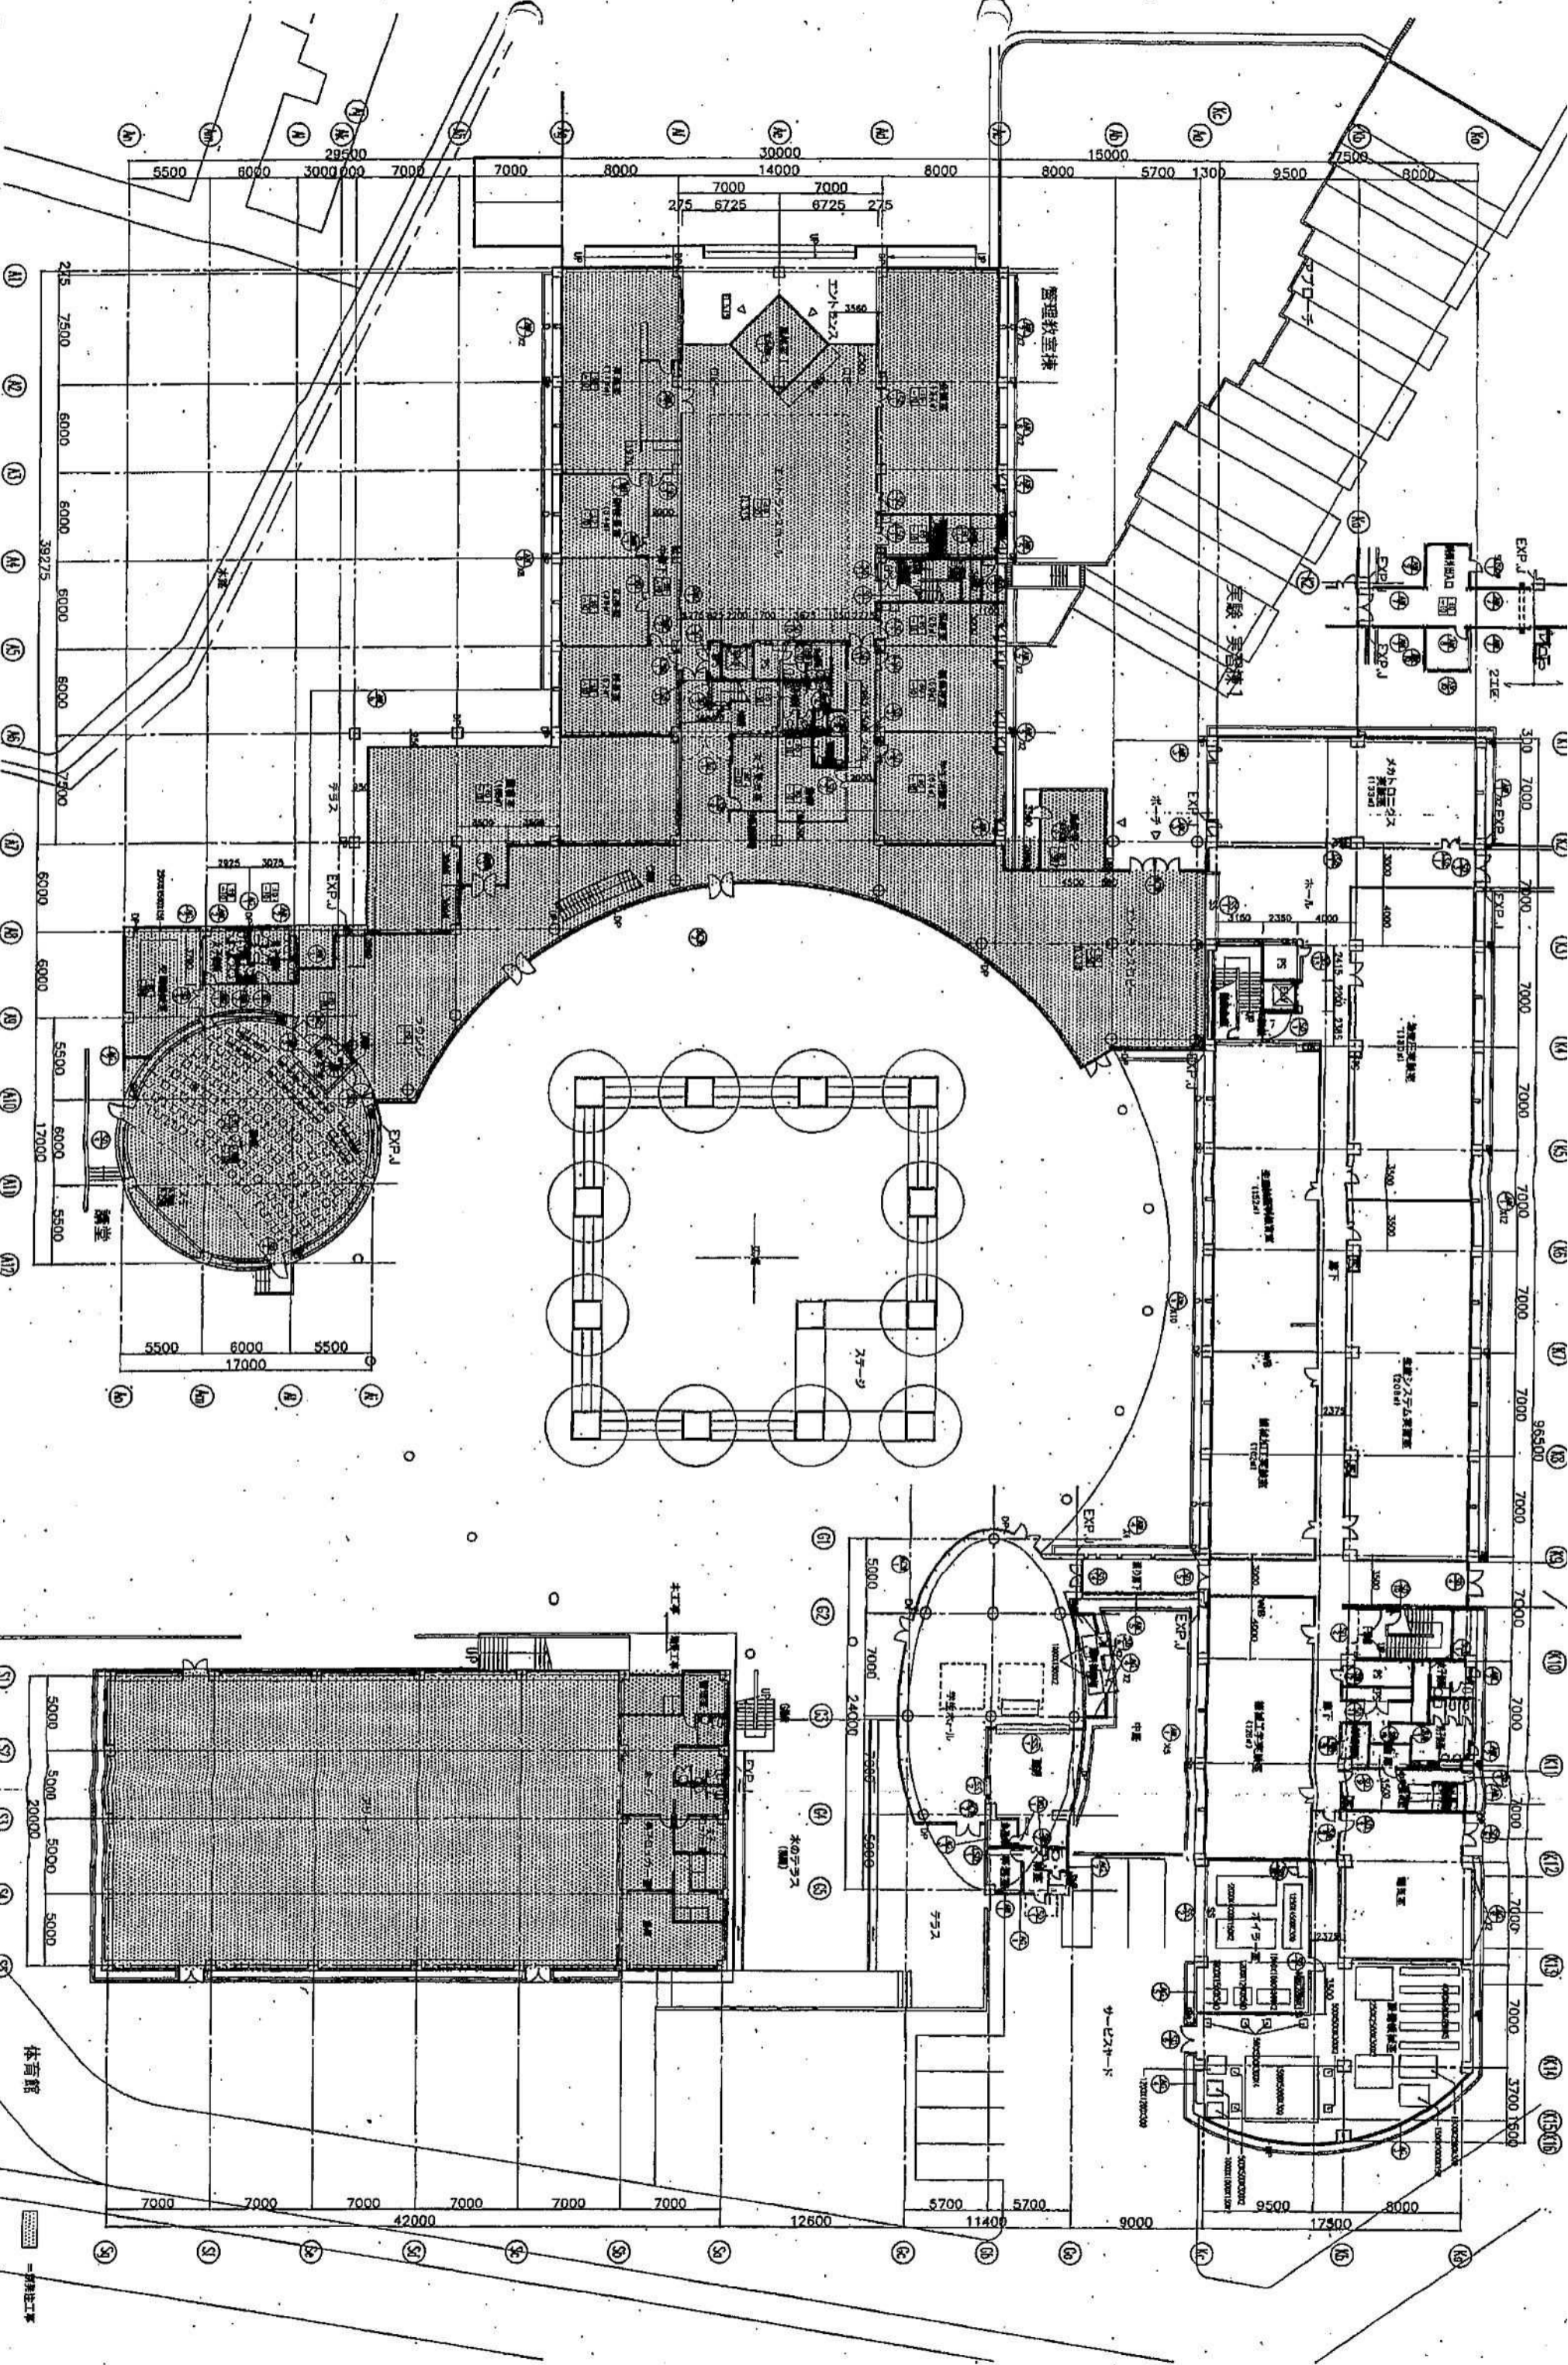

体育館  
= 建築士工事

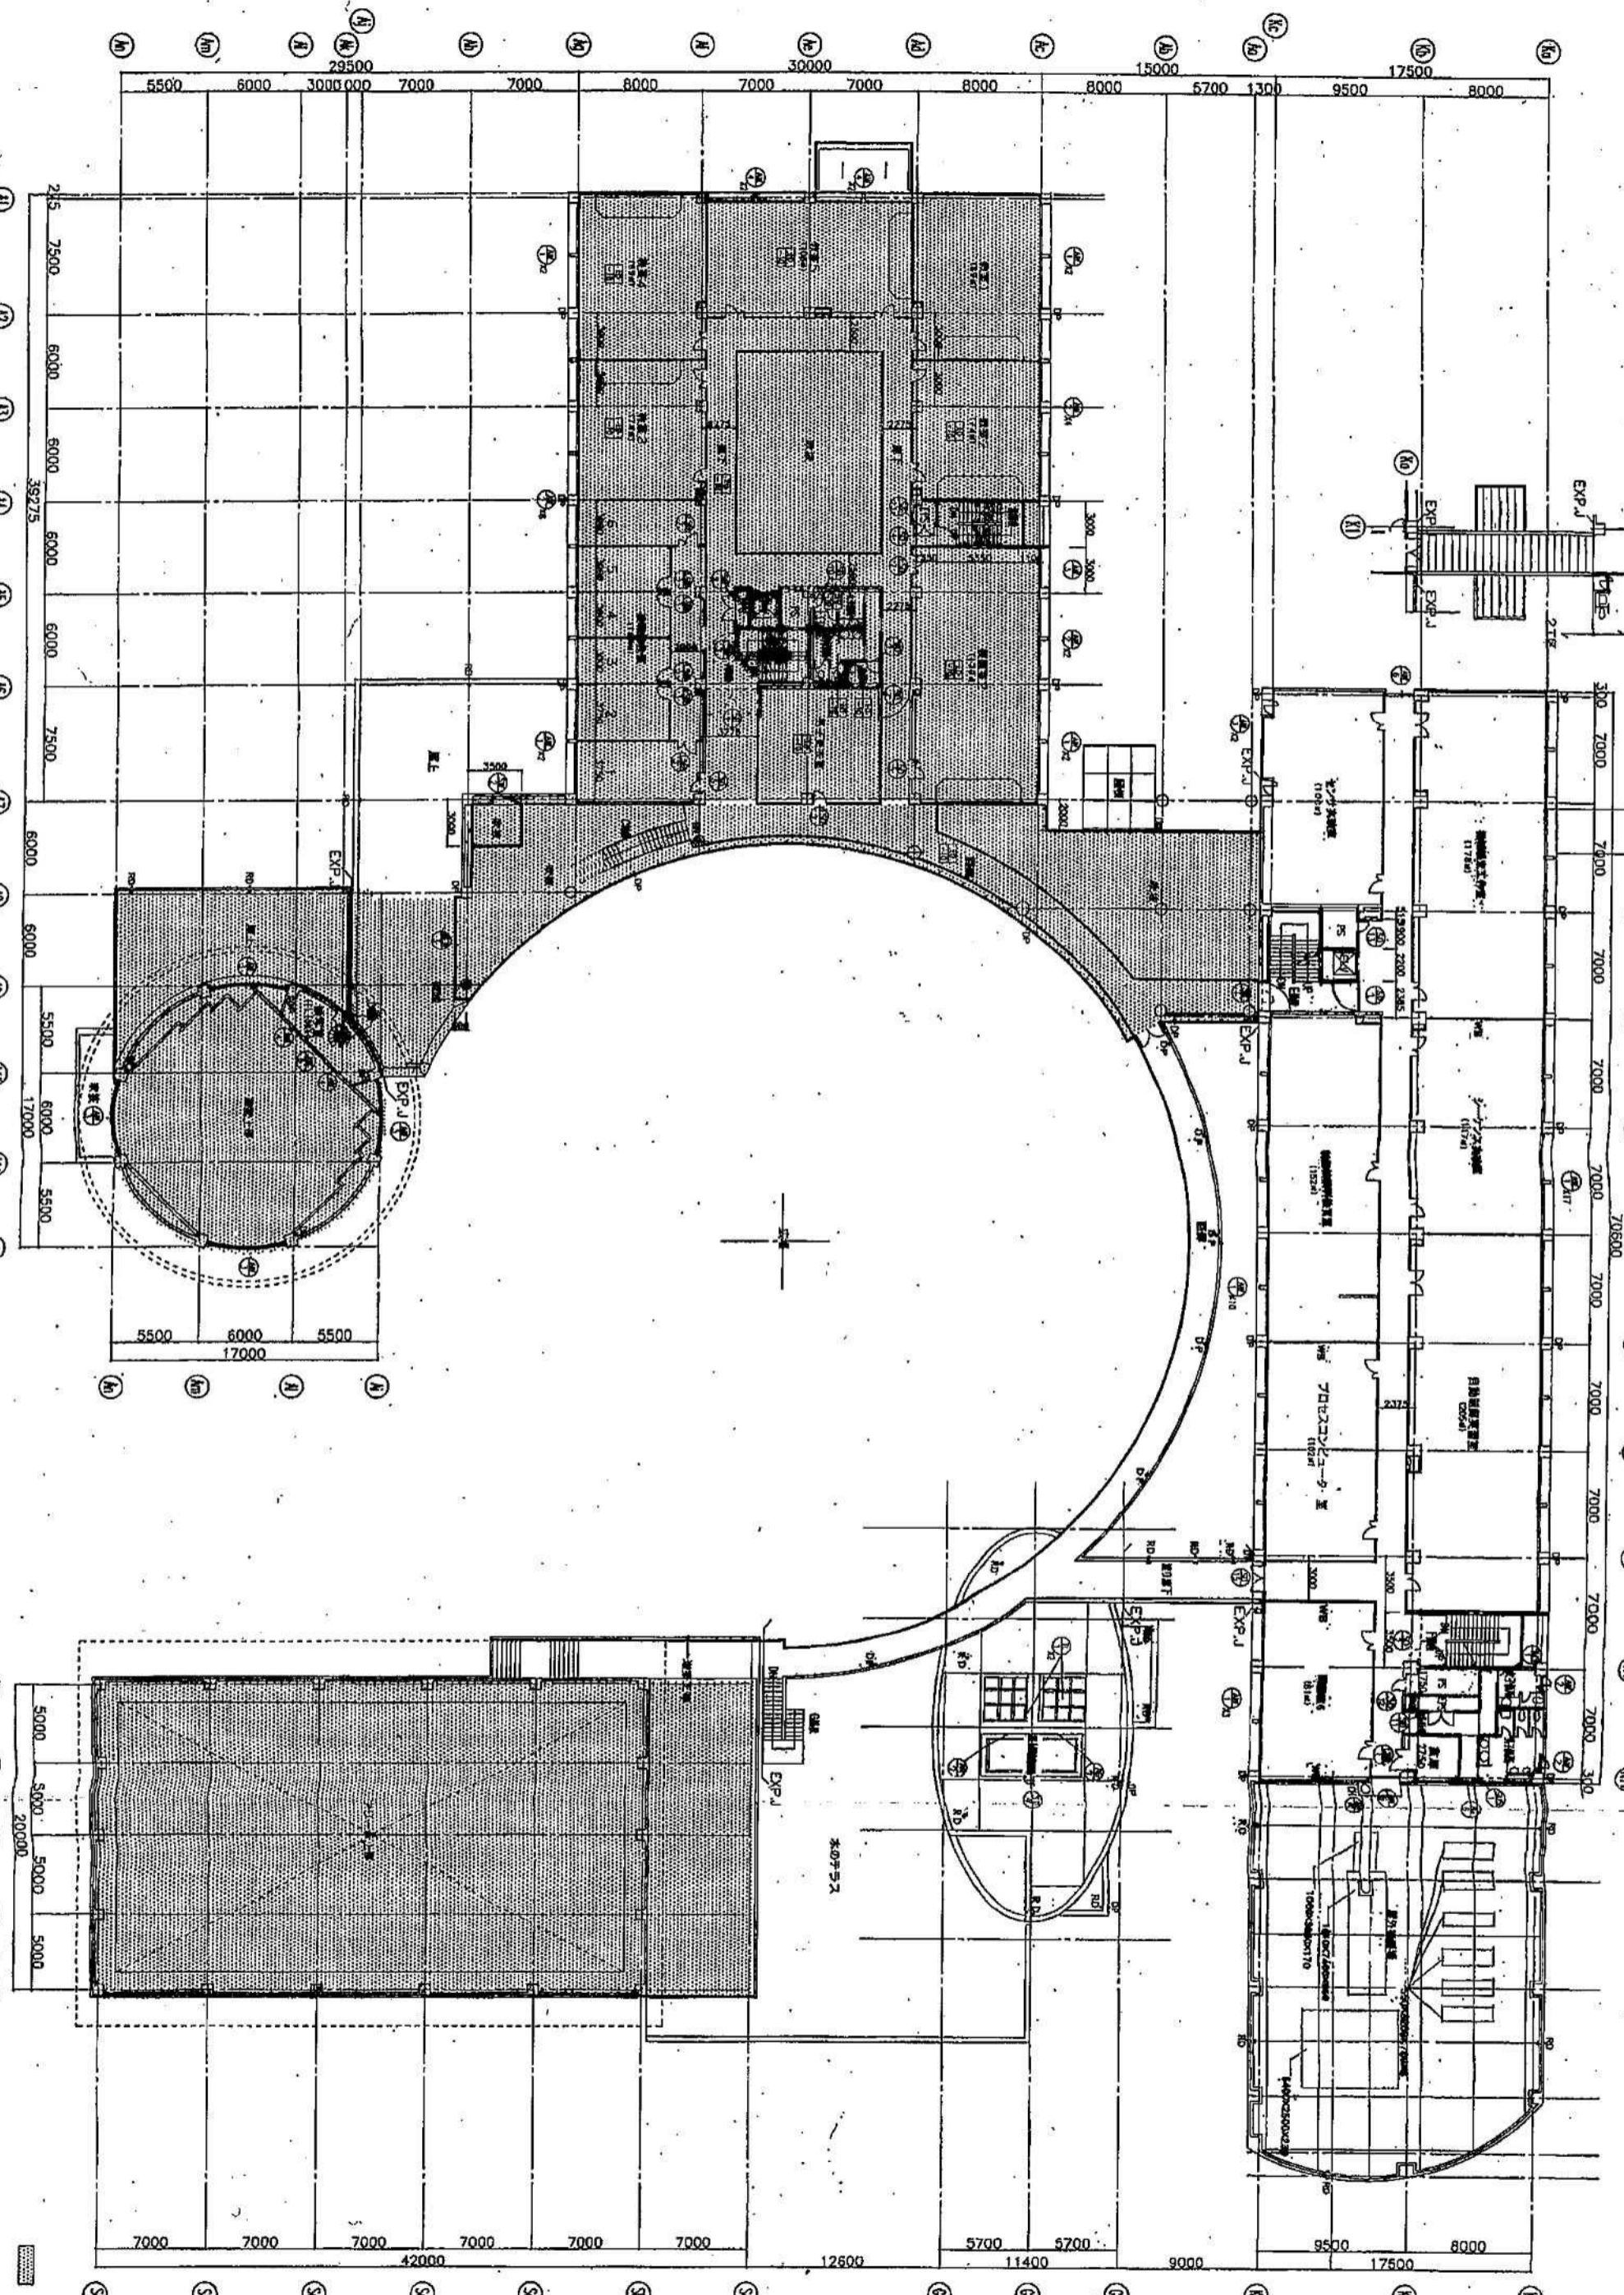




大分県土木建築事務所

図 6.5  
基本設計

株式会社 久米設計  
KUMI DESIGN

1996.3  
大分県立産業能力開発専門学校（仮称）新築工事  
実業：建築設計

2階平面図 1:200  
10  
195088

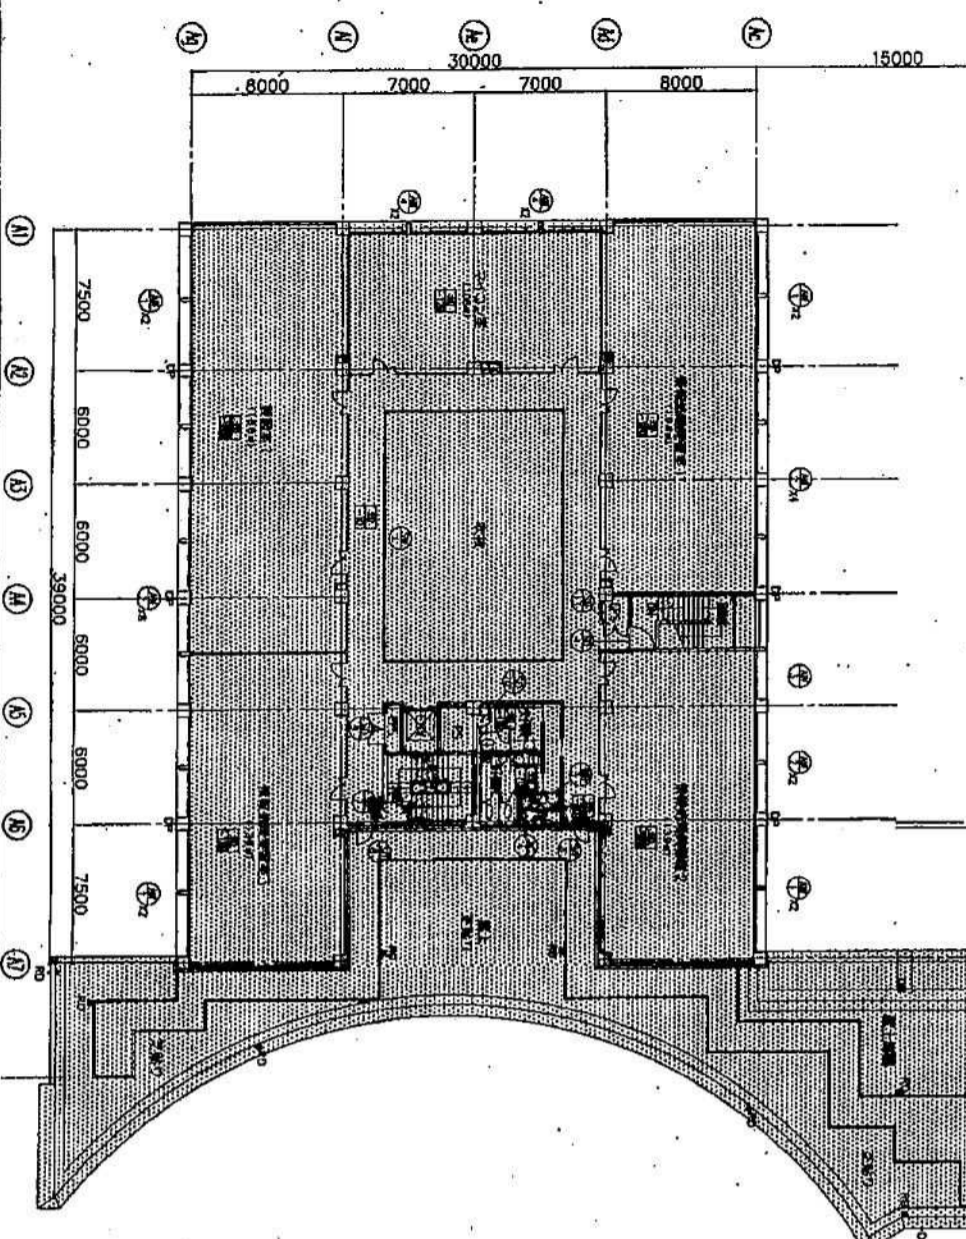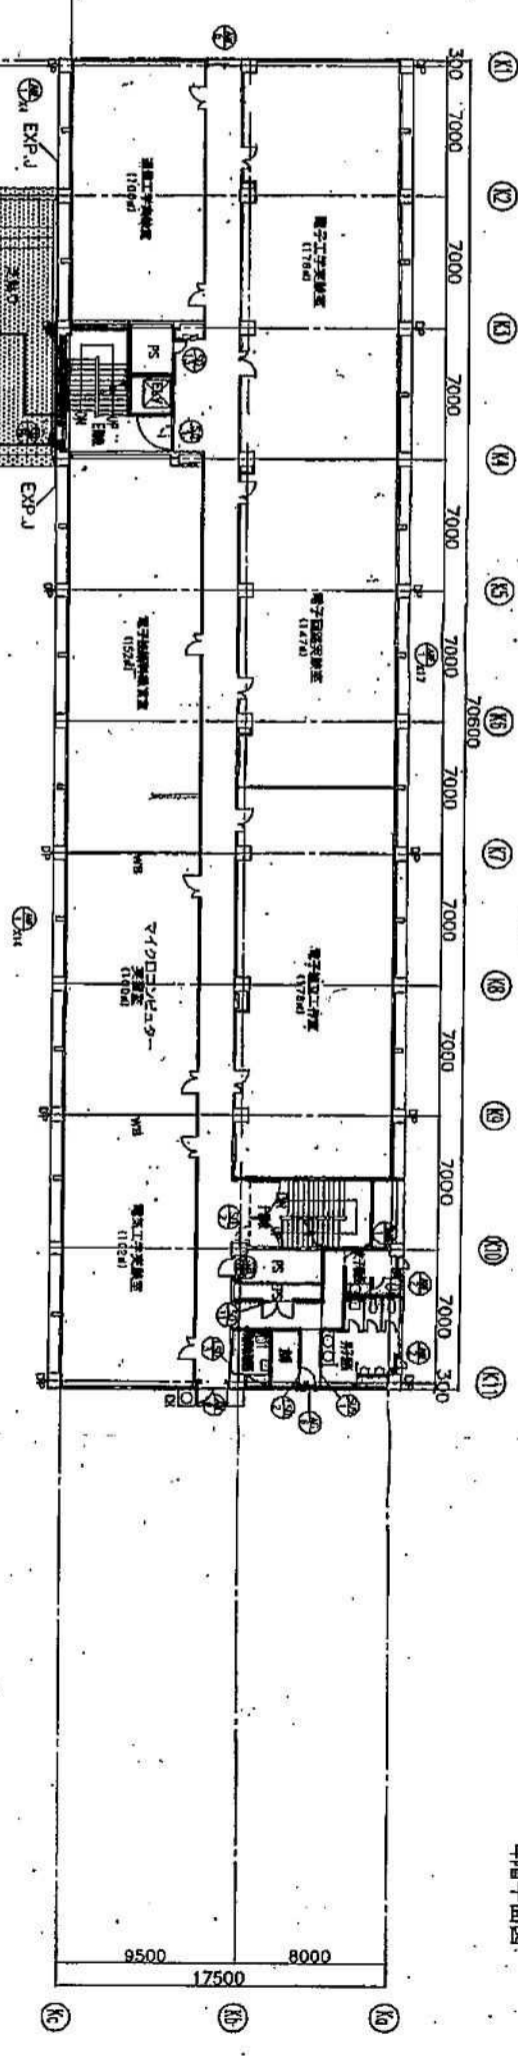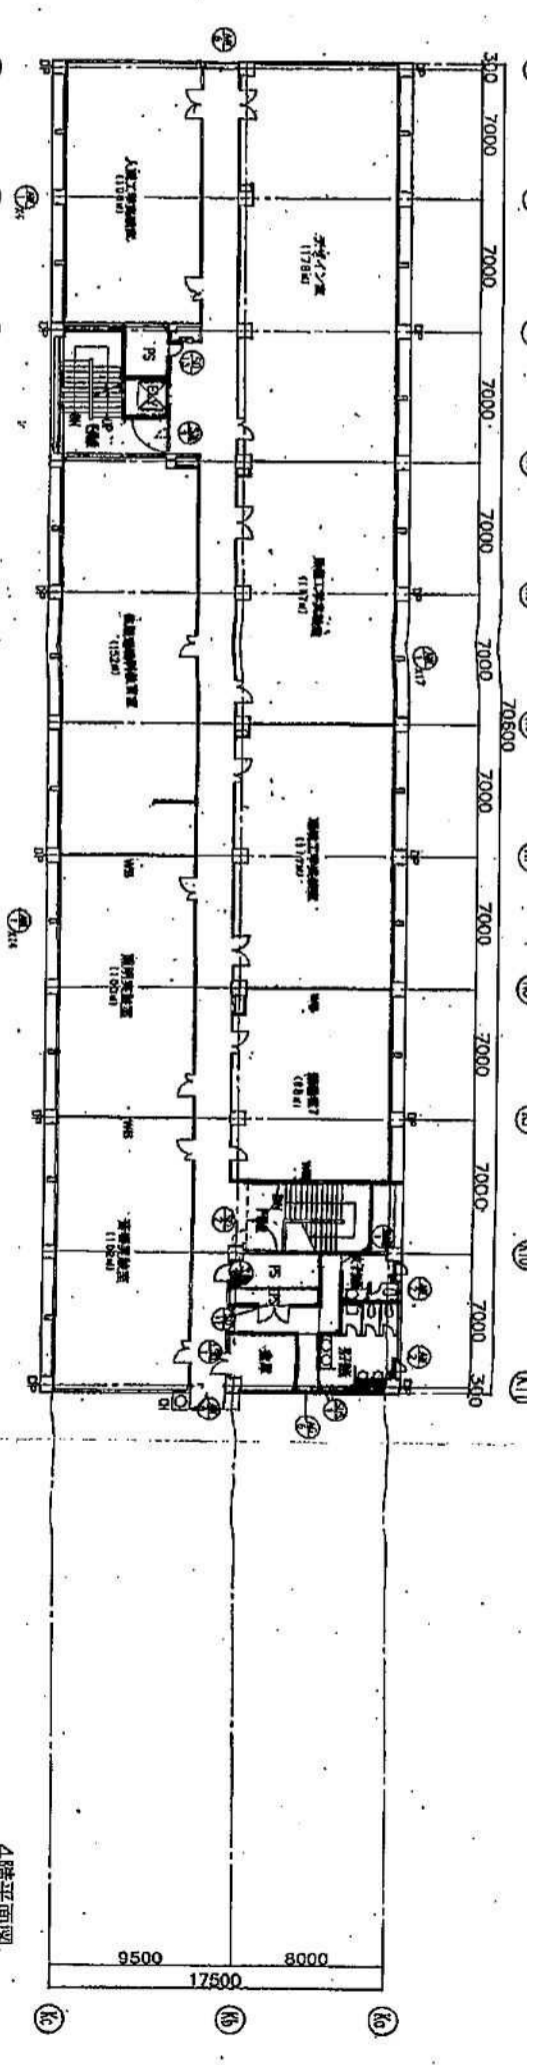

大分県土木建築部建築課 建築 建築 建築 主幹 建築

校印  
8.5.5  
建築士印

株式会社 久米設計  
KUMI DESIGN


1995.3  
大分県立看護総合専門学校(新築) 建築工事  
実施・実習棟 1  
3・4階平面図 縮尺 1:200  
195088

3階平面図

建築工事



アネックス

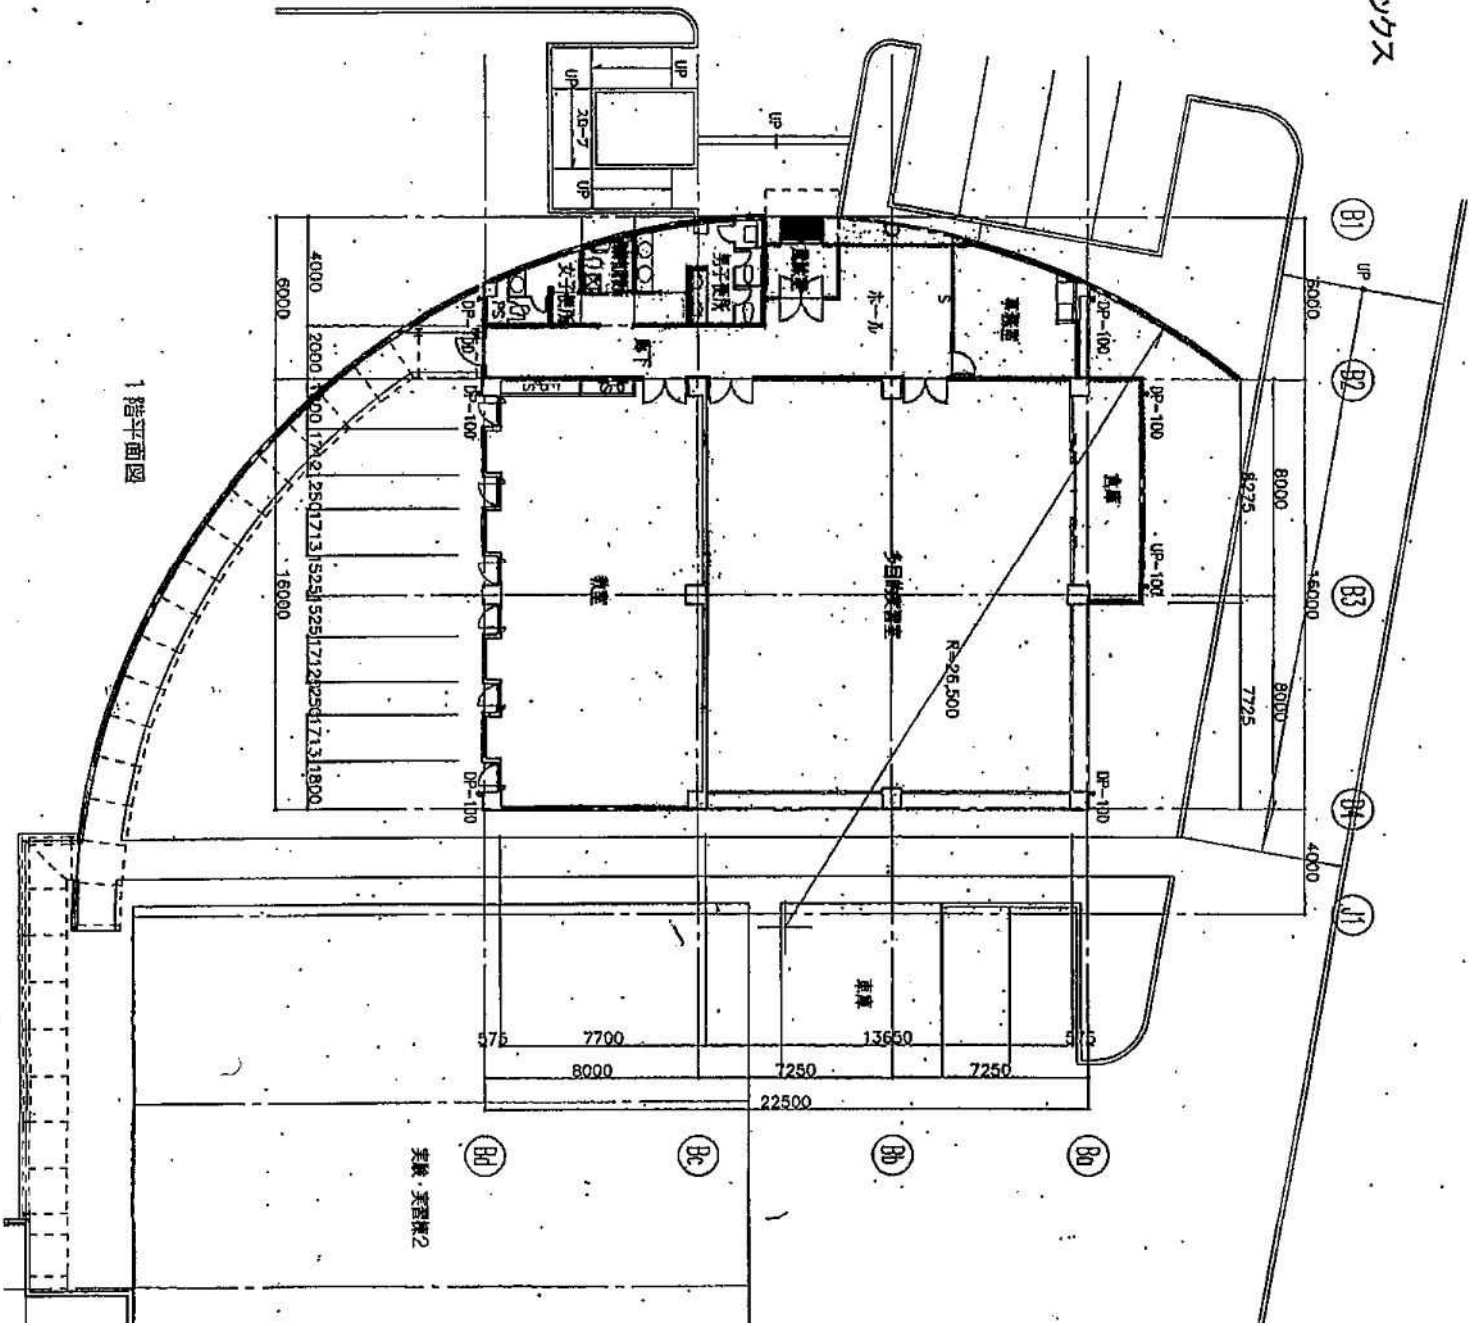


1階平面図

3

3

実線・実距離2

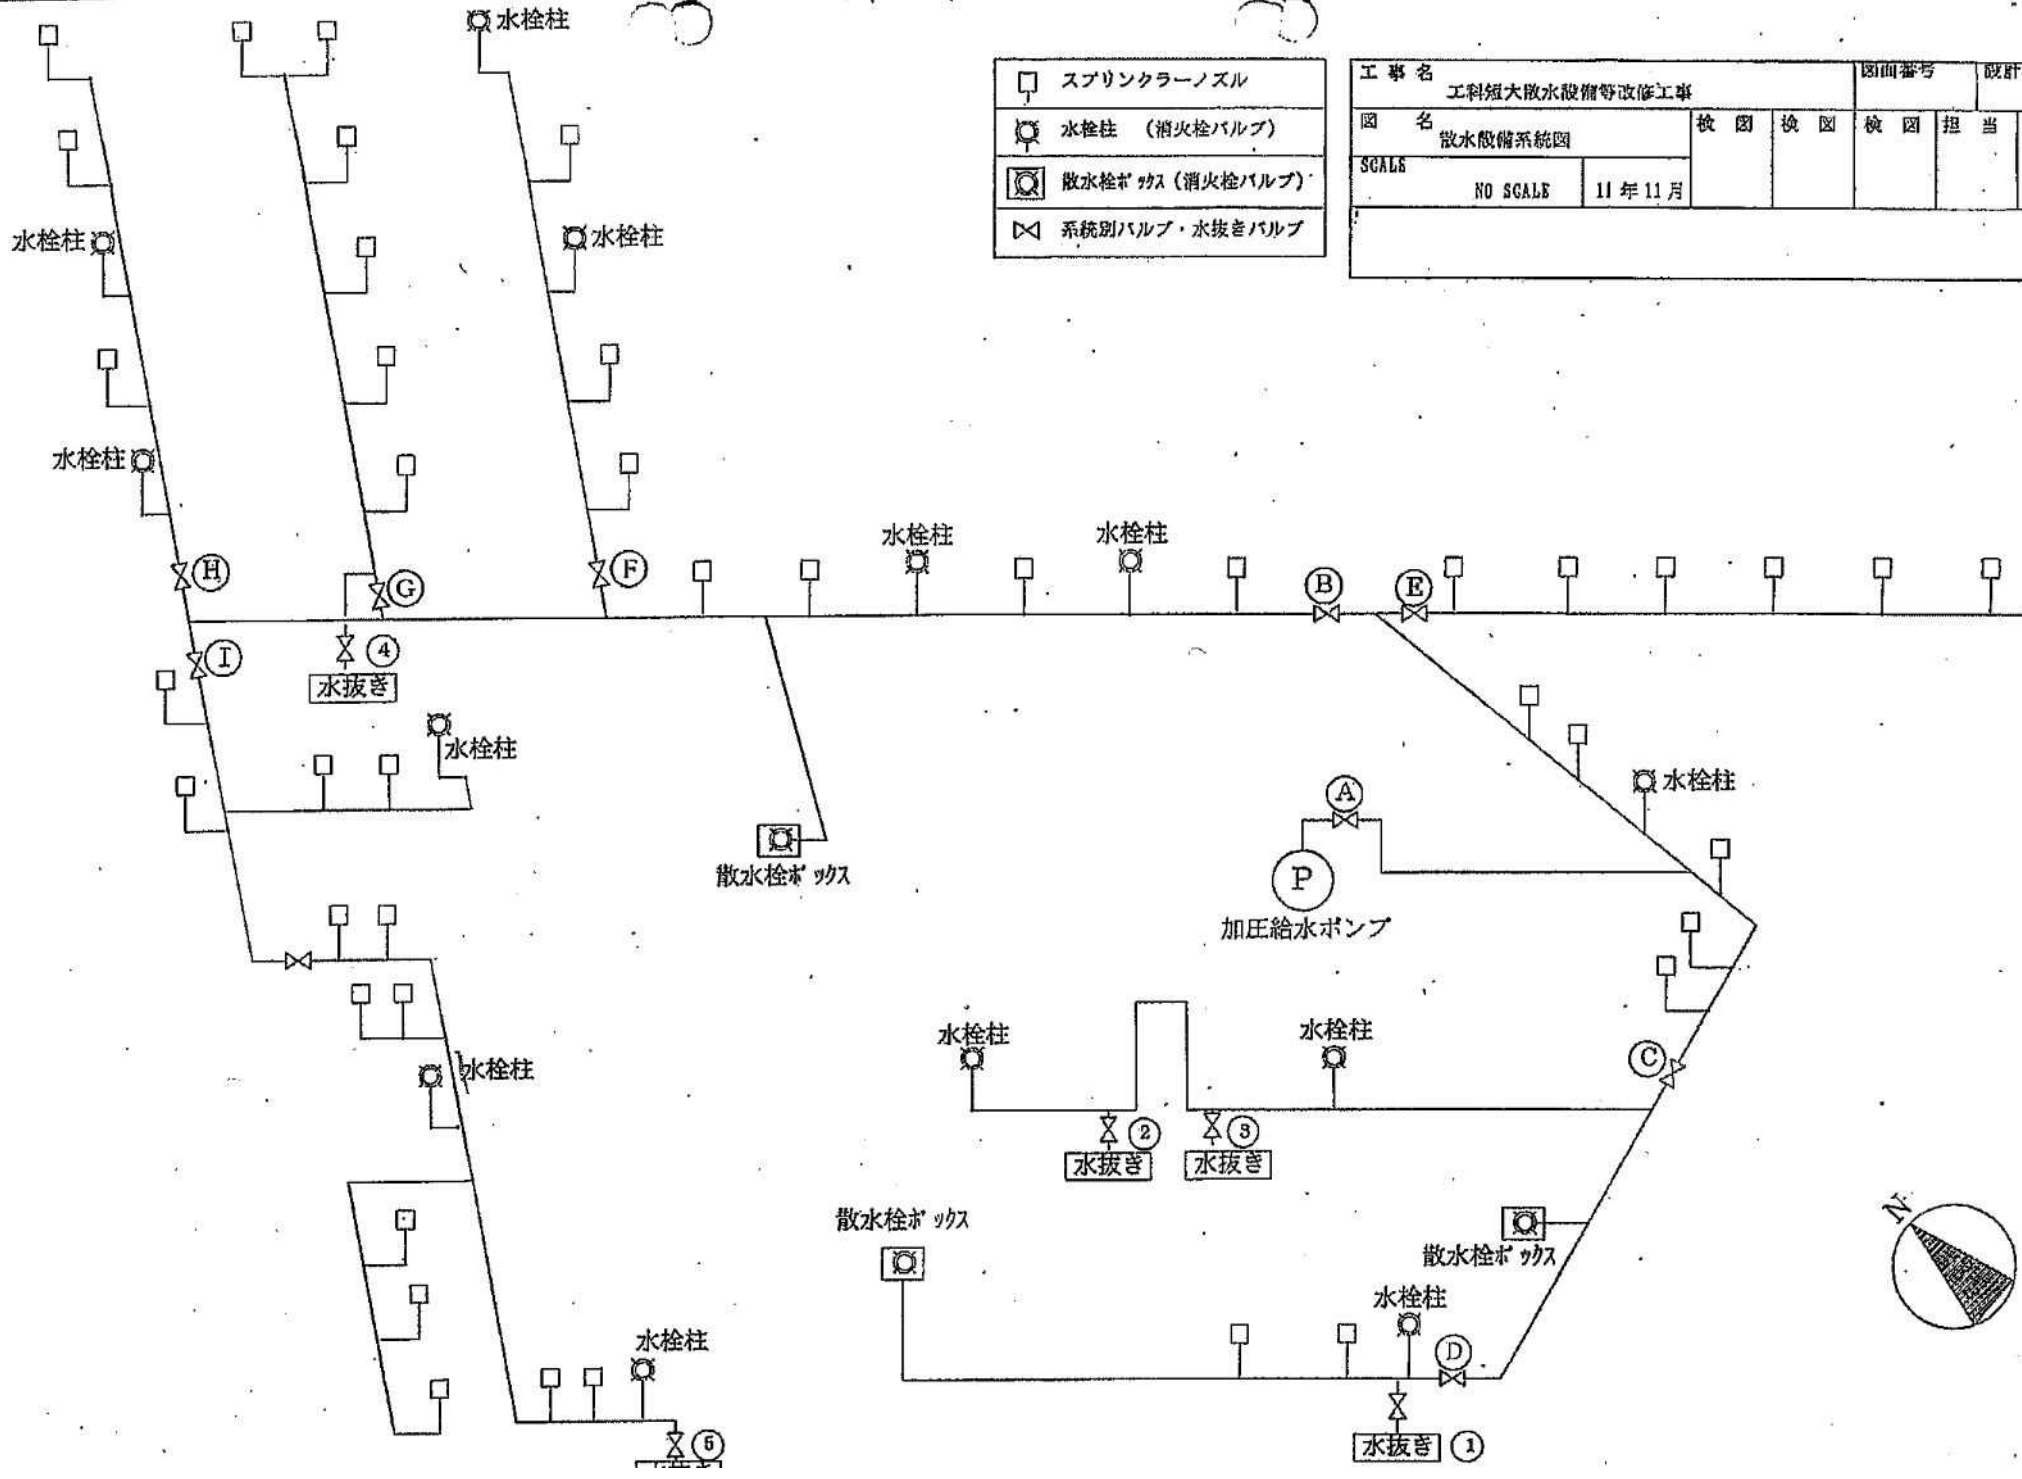

	スプリンクラーノズル
	水栓柱 (消火栓バルブ)
	散水栓ボックス (消火栓バルブ)
	系統別バルブ・水抜きバルブ

工事名 工科短大放水設備等改修工事		図面番号	設計
図名 放水設備系統図		検図	検図 担当
SCALE	NO SCALE	11年11月	