

県立学校グリストラップ清掃・汚泥収集運搬委託業務に関する仕様書

1 業務場所

別紙1「県立学校グリストラップ清掃・汚泥収集運搬対象校一覧」のとおり

2 業務内容

- (1) グリストラップを清掃し、専用器具により汚泥を吸引すること。
- (2) 厨房等の排水口からグリストラップ間及びグリストラップ槽から下水入口を洗浄すること。
- (3) 吸引した汚泥を産業廃棄物処分業者の処分場（会社名：株式会社レックス九州
住所：大分県臼杵市野津町大字都原字上坪 906 番地）まで運搬可能であること。

3 清掃回数

- (1) グリストラップ清掃及び汚泥吸引は契約期間中に2回実施すること。
- (2) 厨房等の排水口からグリストラップ間及びグリストラップ槽から下水入口の洗浄を契約期間中1回実施すること。

4 業務場所の設備容量及び搬出入経路

別紙3のとおり

5 関係施設等への連絡及びその他

清掃作業の実施日時を別紙1の対象校と調整し、日程表を作成のうえ契約開始日から1週間以内に大分県教育庁教育財務課財務支援班へ提出すること。

6 作業完了の報告及びマニフェスト

- (1) 業務時に施設ごとに以下の状況がわかる写真を撮影し、業務終了後に写真と清掃作業完了報告書（様式第1号）及びマニフェストを対象校へ提出すること。
※マニフェストの排出事業者名は各校とすること

- ①作業開始前のグリストラップ槽内
 - ②汚泥等洗浄・吸引作業中
 - ③汚泥等洗浄・吸引後のグリストラップ槽内
 - ④排水管の高圧洗浄作業前
 - ⑤排水管の高圧洗浄作業中
 - ⑥排水管の高圧洗浄作業後
- ※④⑤⑥については屋外からの写真で可


7 その他

- (1) 業務の遂行に当たっては、廃棄物の処理及び清掃に関する法律その他関係法令を遵守すること。
- (2) 清掃作業に際しては、給食調理施設及び施設敷地内で実施されている他の作業に支障の無いよう配慮すること。また、児童・生徒の安全には特に配慮すること。

県立学校グリスラップ清掃・収集運搬対象校一覧

番号	校 名	所在地	連絡先
1	盲学校	大分市金池町3丁目1番75号	097-532-2638
2	聾学校	大分市金池町3丁目1-60	097-538-6661
3	さくらの杜高等支援学校	大分市東大道2丁目5番地23	097-543-1700
4	日出支援学校	速見郡日出町大神1618番地1	0977-72-2305
5	別府支援学校	別府市鶴見4224番地	0977-24-0108
6	由布支援学校	由布市庄内町大字西長宝1796	097-582-0326
7	臼杵支援学校	臼杵市大字井村911番地	0972-62-3930
8	別府やまなみ支援学校	別府市大字野田565番地	0977-23-3454
9	新生支援学校	大分市玉沢980-1	097-541-0336
10	大分支援学校	大分市大字志村763番地1	097-527-2711
11	大分工業高校 定時制	大分市芳河原台12番1号	097-568-7325
12	中津東高校 定時制	中津市大字上如水145番地の3	0979-32-2346
13	日田高校 定時制	日田市田島2丁目9-30	0973-22-7612
14	爽風館高校	大分市上野丘1丁目11番14号	097-547-7733
15	中津支援学校	中津市大塚1番地	0979-22-0550
16	中央支援学校	大分市東大道2丁目5番12号	097-543-0011

大分県立盲学校・聾学校 平面図（全体）

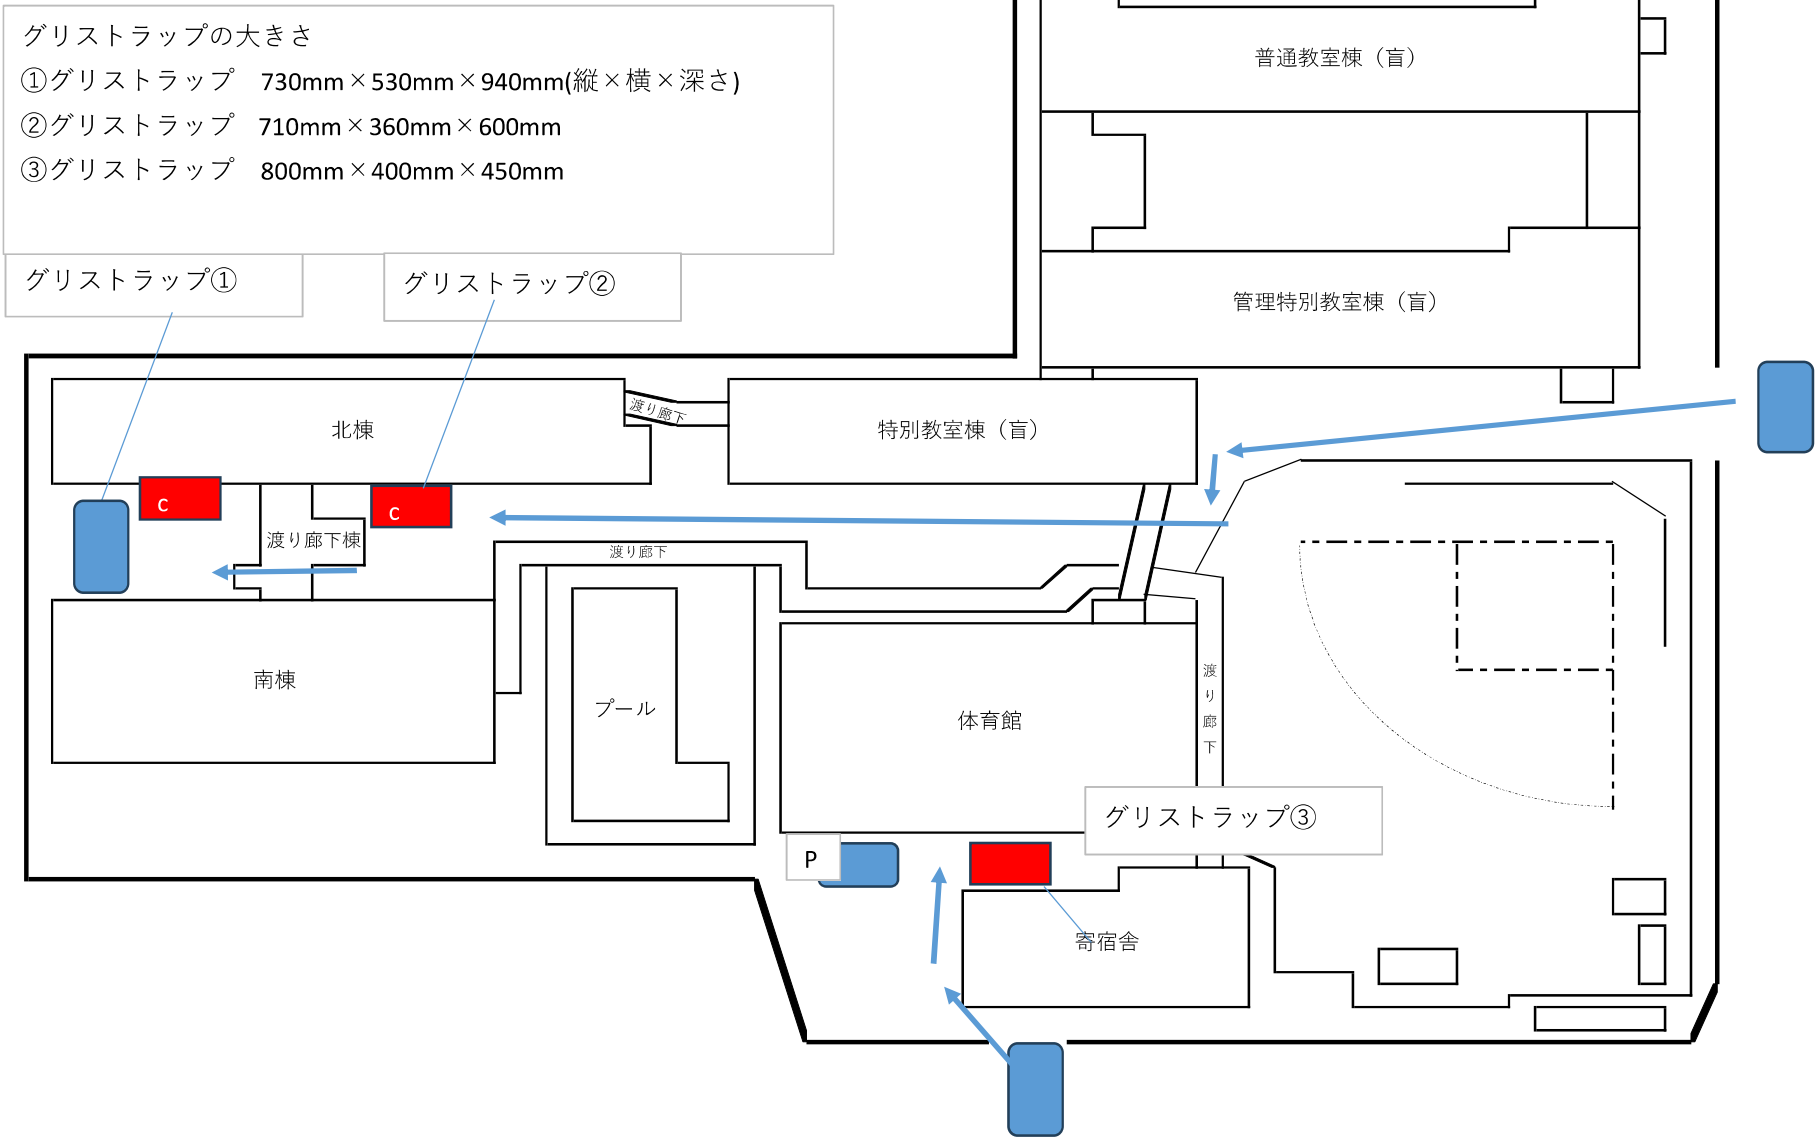

さくらの杜高等支援学校 教室配置図

教室配置図(1階～3階)




グリストラップ① 2F 食品加工室 縦 350mm 横 600mm 高さ 900mm
グリストラップ② 5F 家庭科室 縦 350mm 横 600mm 高さ 600mm


教室配置図(4階～6階)



さくらの杜高等支援学校 校舎配置図

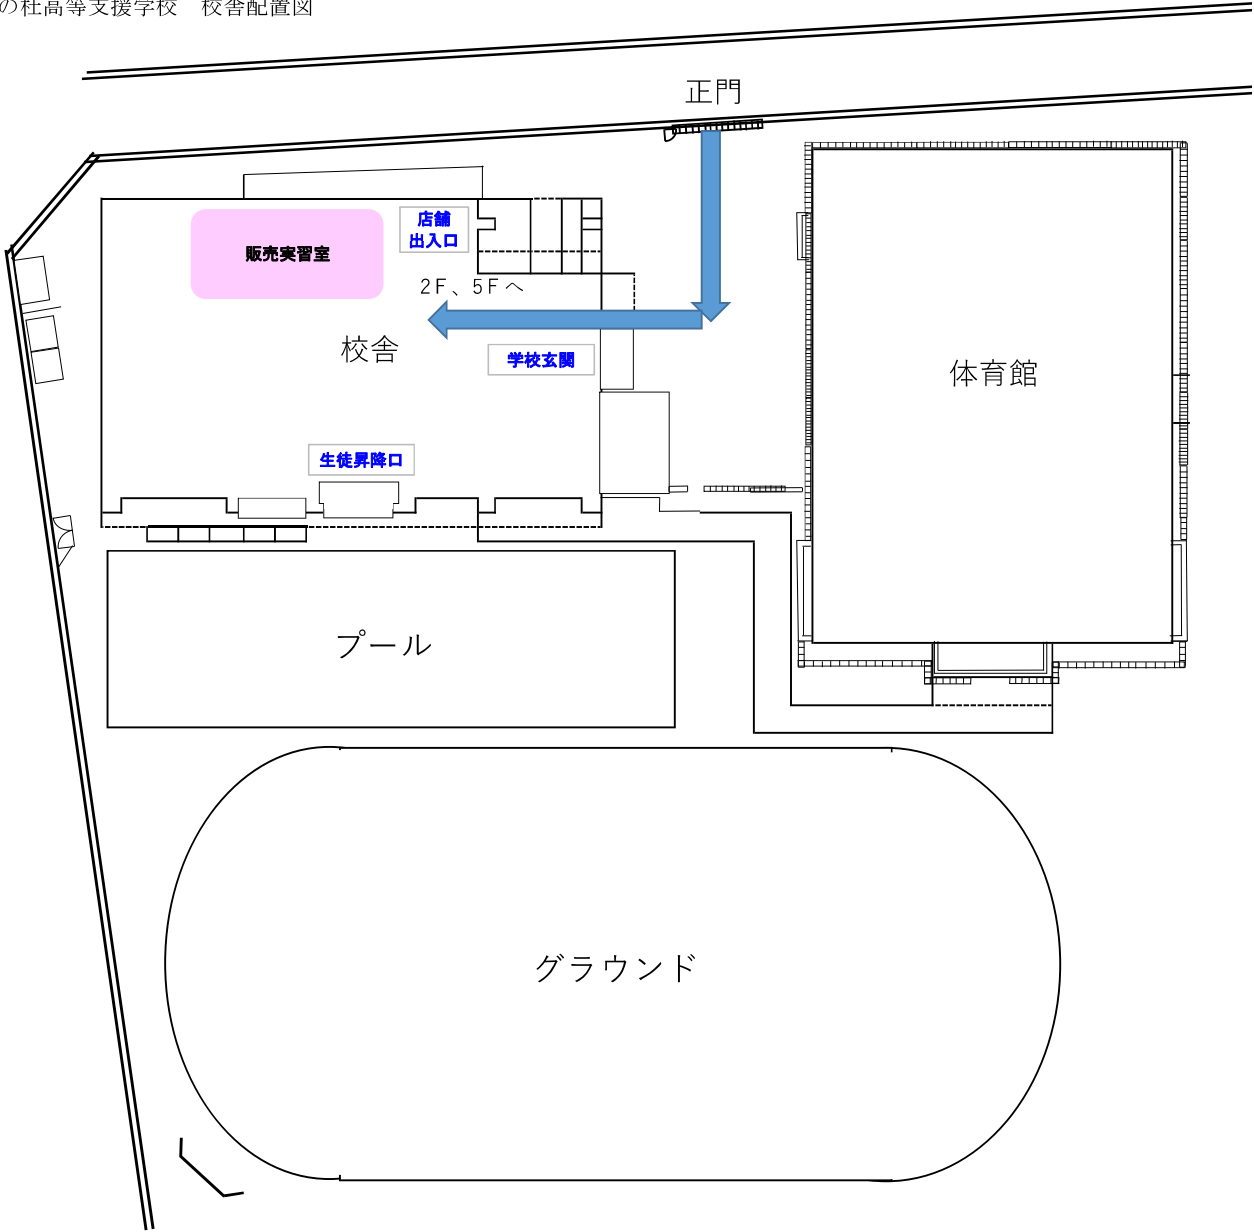



日出支援学校 校舎配置図

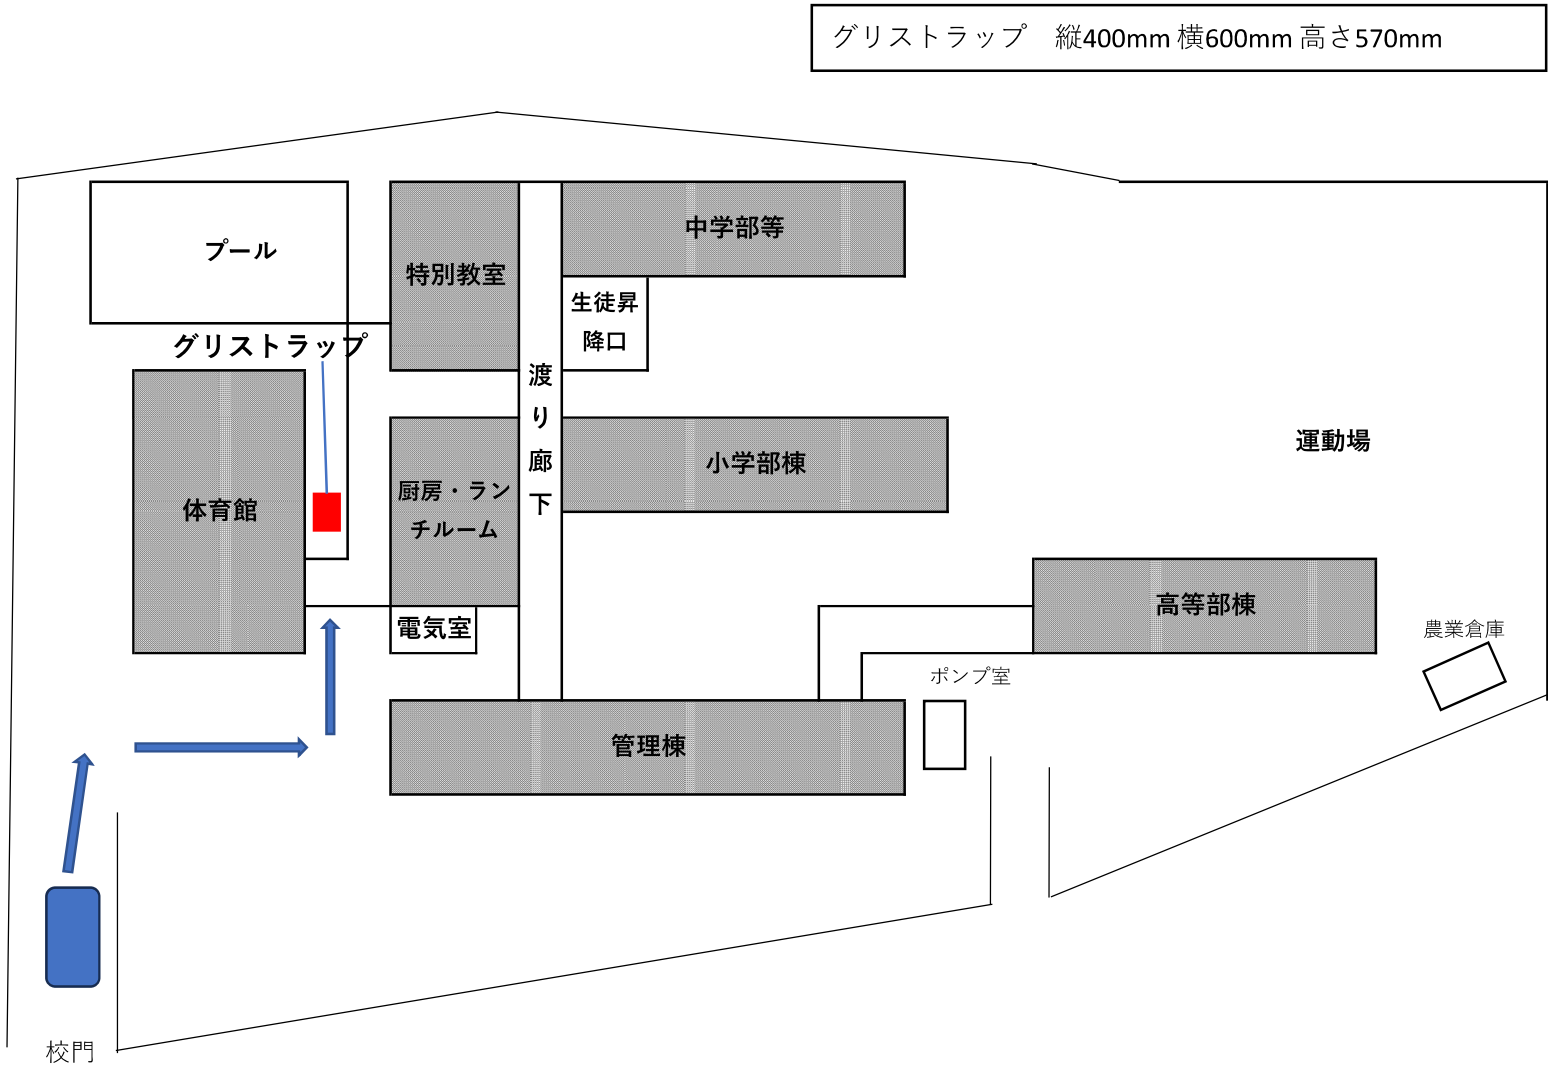


大分県立別府支援学校 配置図

グリストラップの大きさ 0.3m³

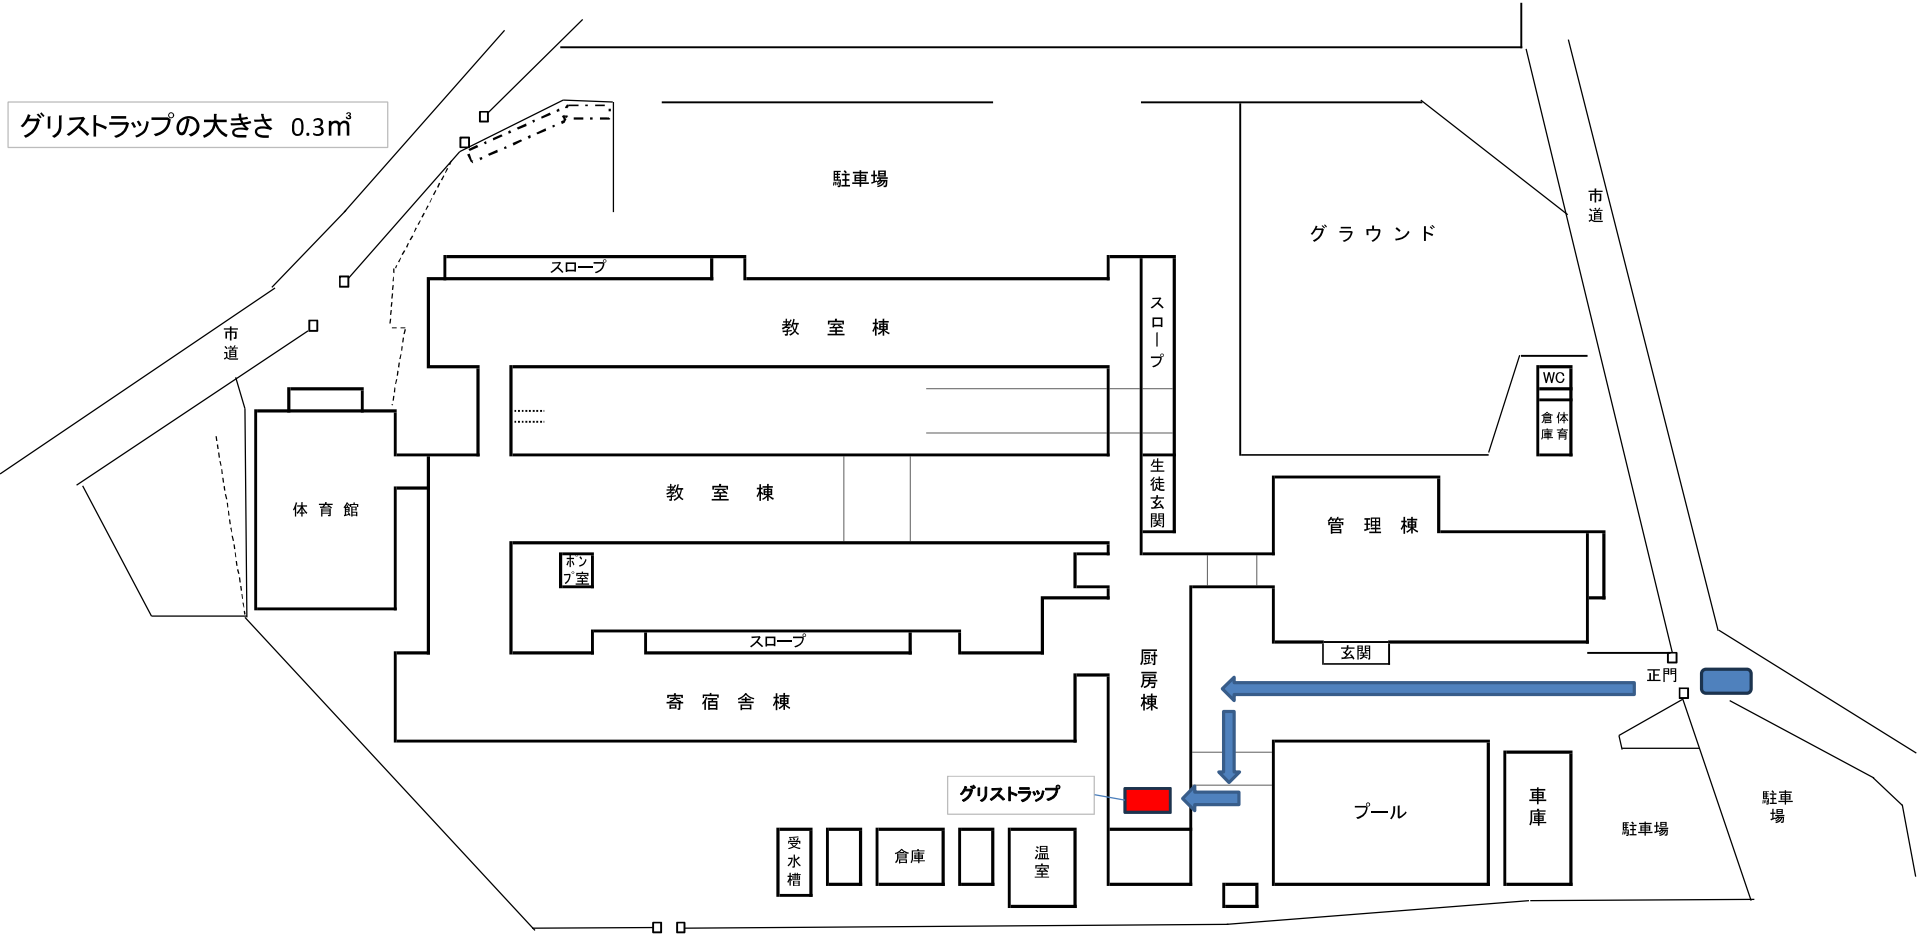


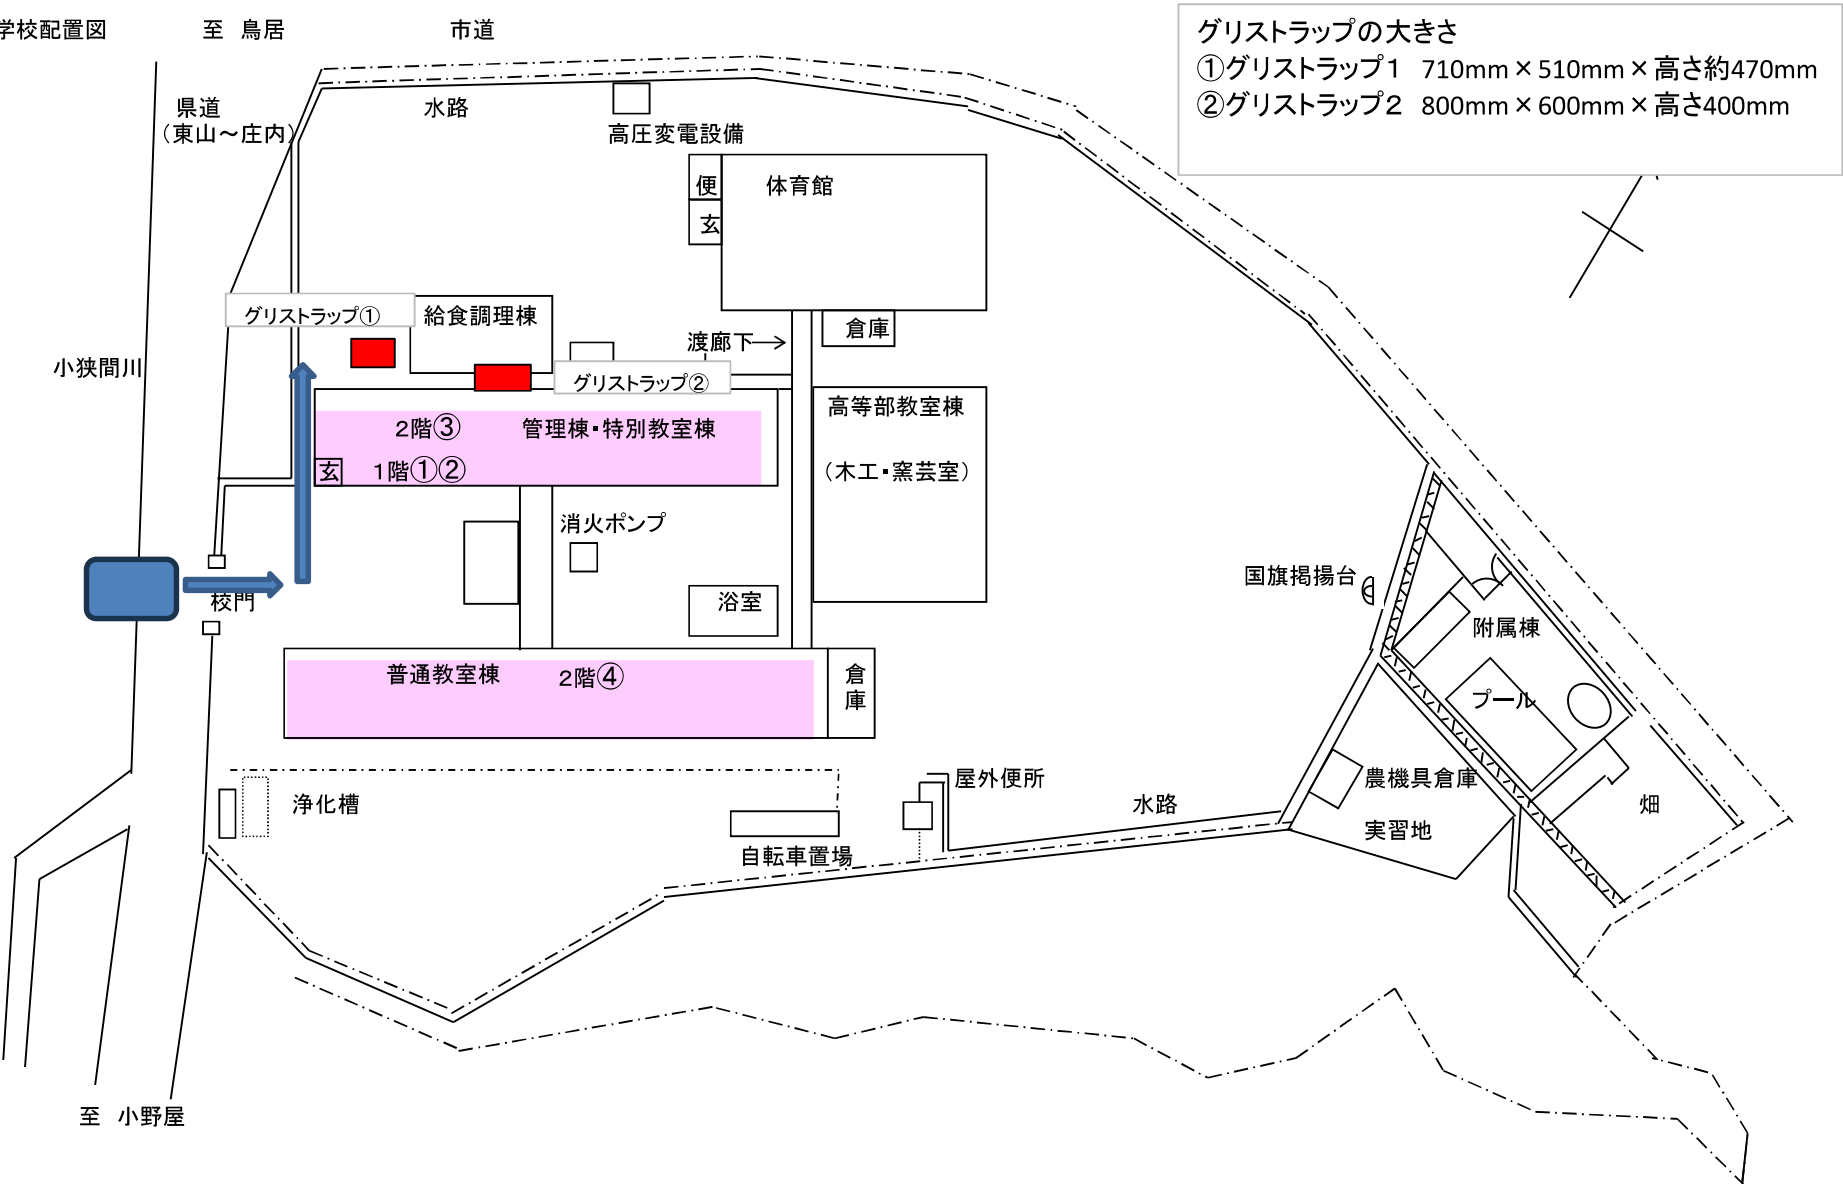


臼杵支援学校 校舎配置図

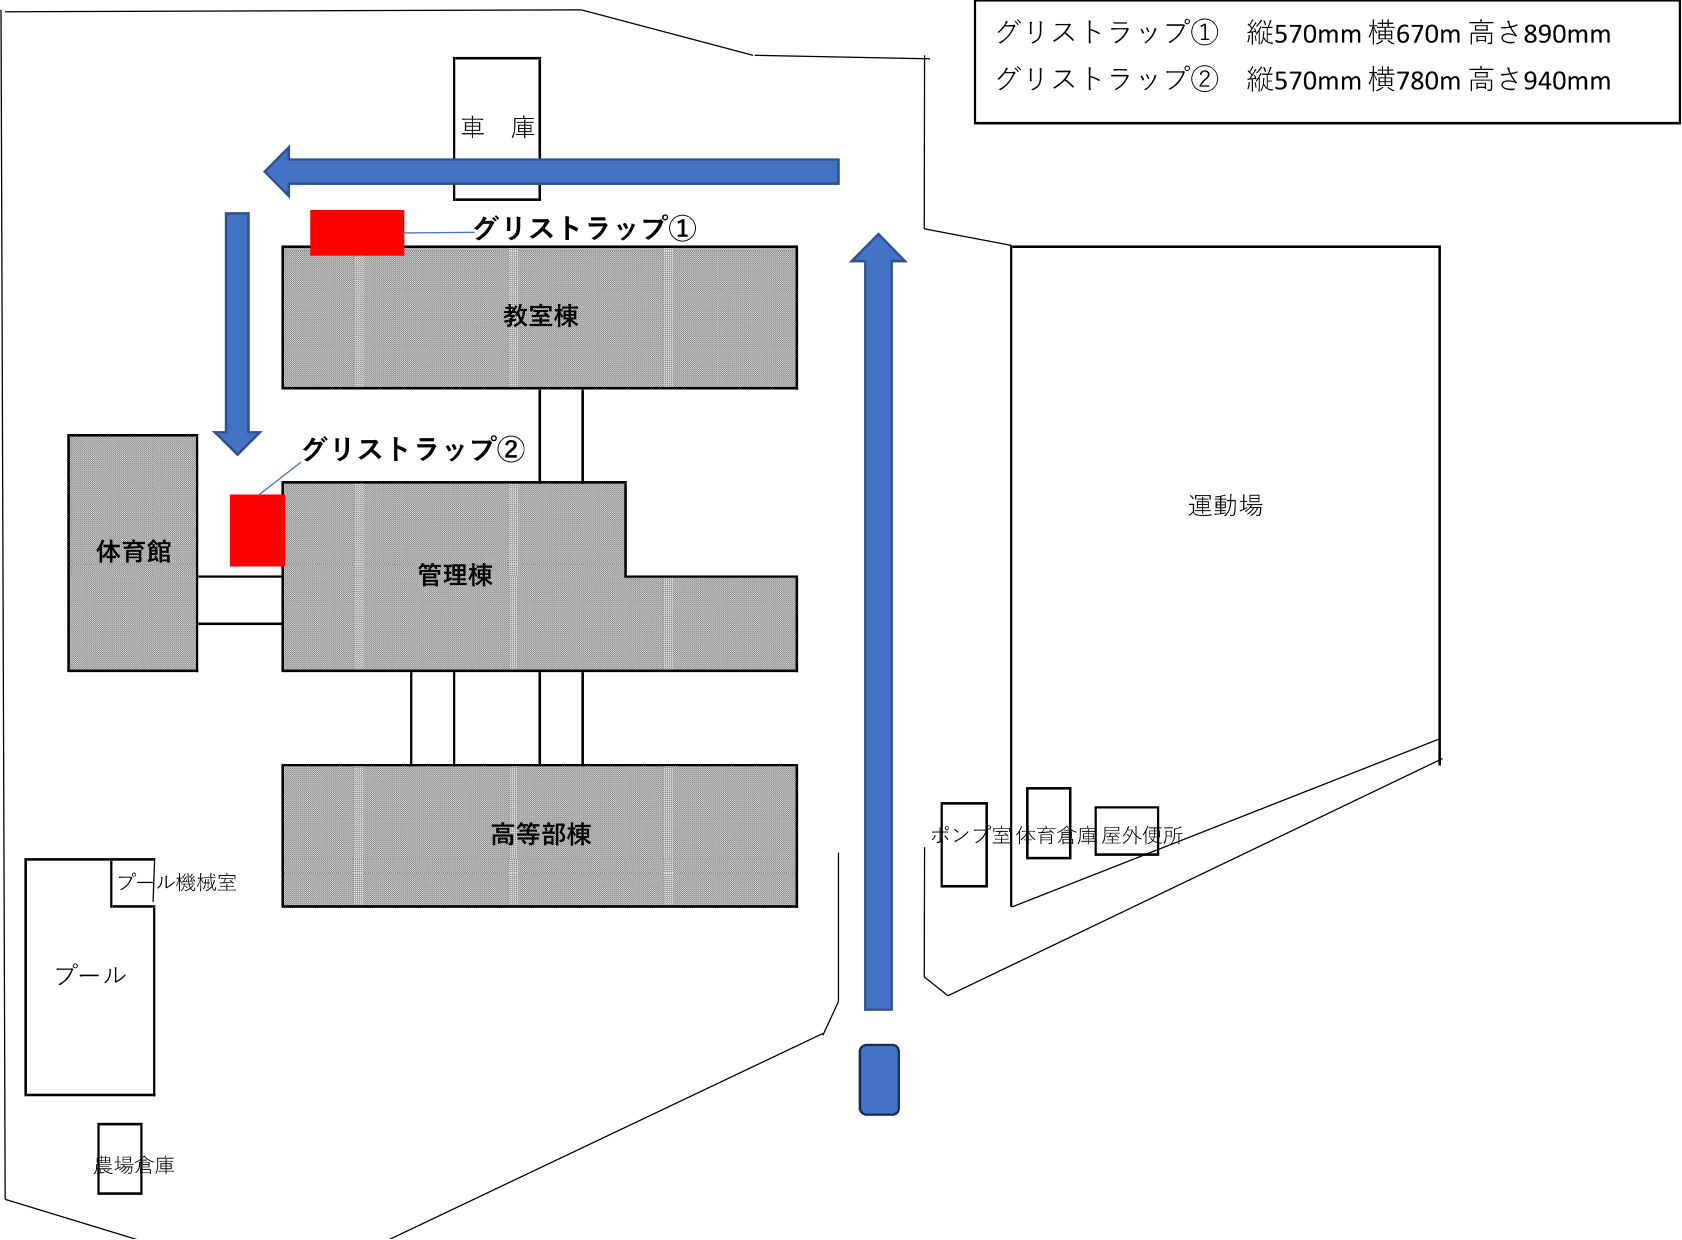

別府やまなみ支援学校

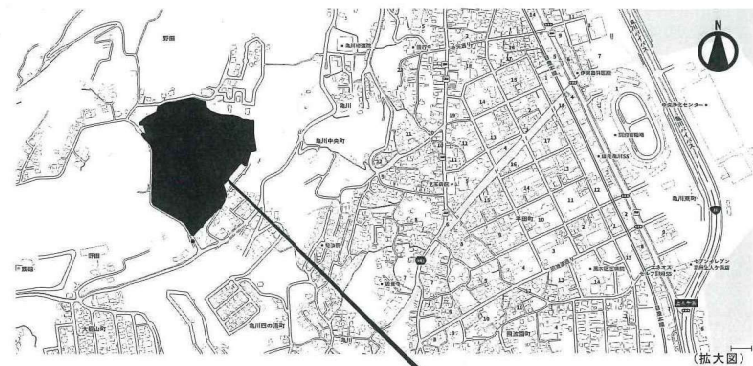

工事場所：大分県別府市野田565

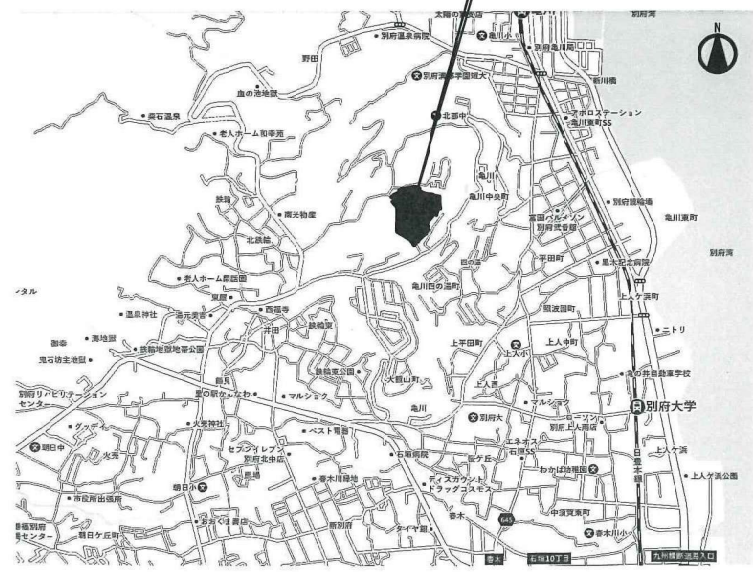

付近見取図 NONSCALE



GT 1
1000mm × 500mm × 450mm

GT 2
600mm × 400mm × 450mm

※GT1には伐草が必要

←主幹路
芝生からの切り取り
計画


配置図 1/750


年度 R6	設計年月 R7.2	工事名 南石垣支援移転改修衛生設備工事	別府土木事務所 建築住宅課	図面名称 改修 全体	縮尺	建築士法第20条第1項に基づく表示 アーキテクト設計企業組合 大分県別府市大字藤井454番地の1555 1級建築士事務所：大分県知事登録209-13612号 代表 藤井 誠一 大分県 第18344号 早川 謙一	No. M-006
				付近見取図 配置図			

新生支援学校校舎等配置図




大分支援学校平面図（全体）

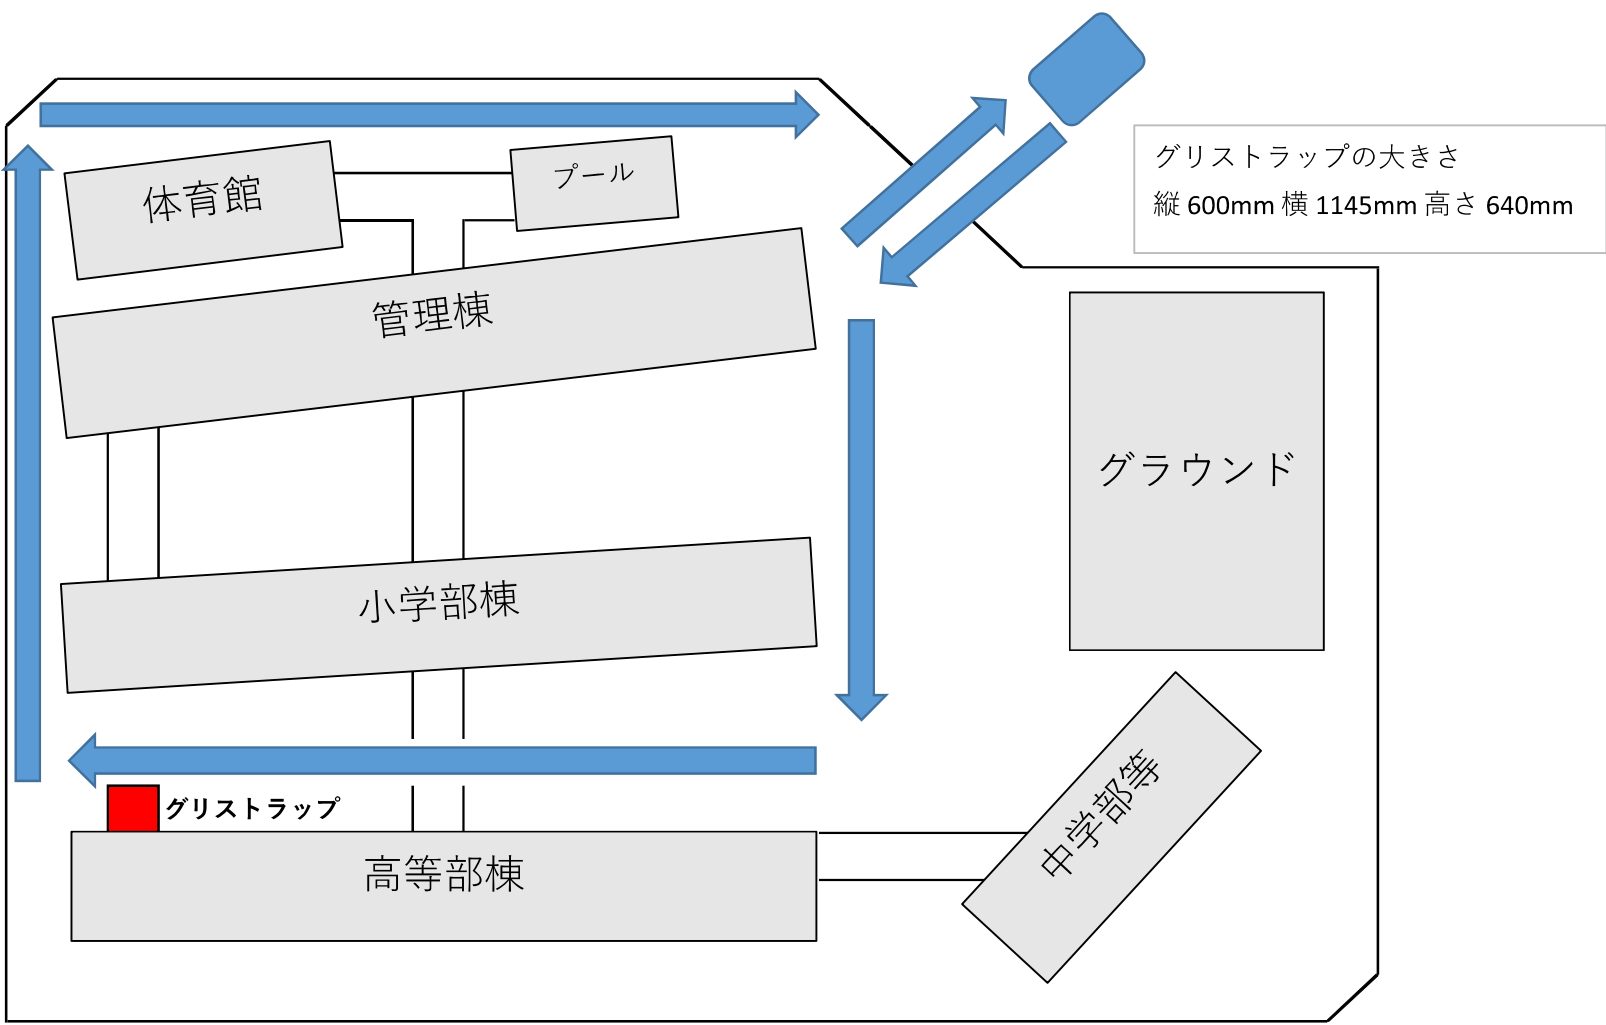

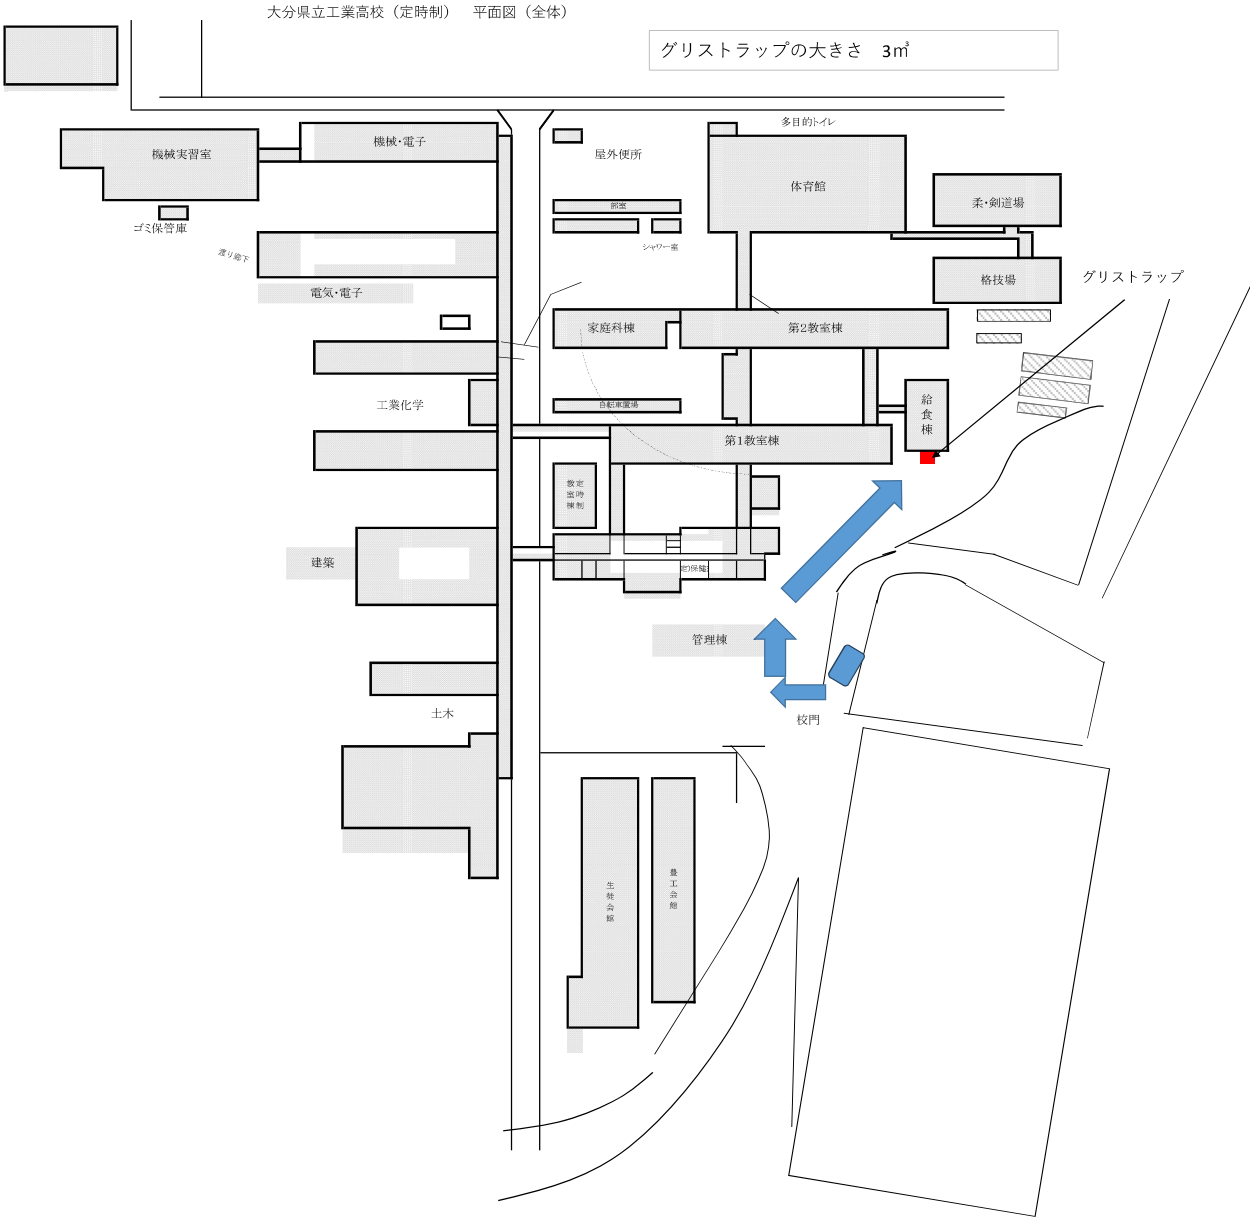


大分県立中津東高等学校 平面図


グリストラップの大きさ
600mm×800mm×深さ不明

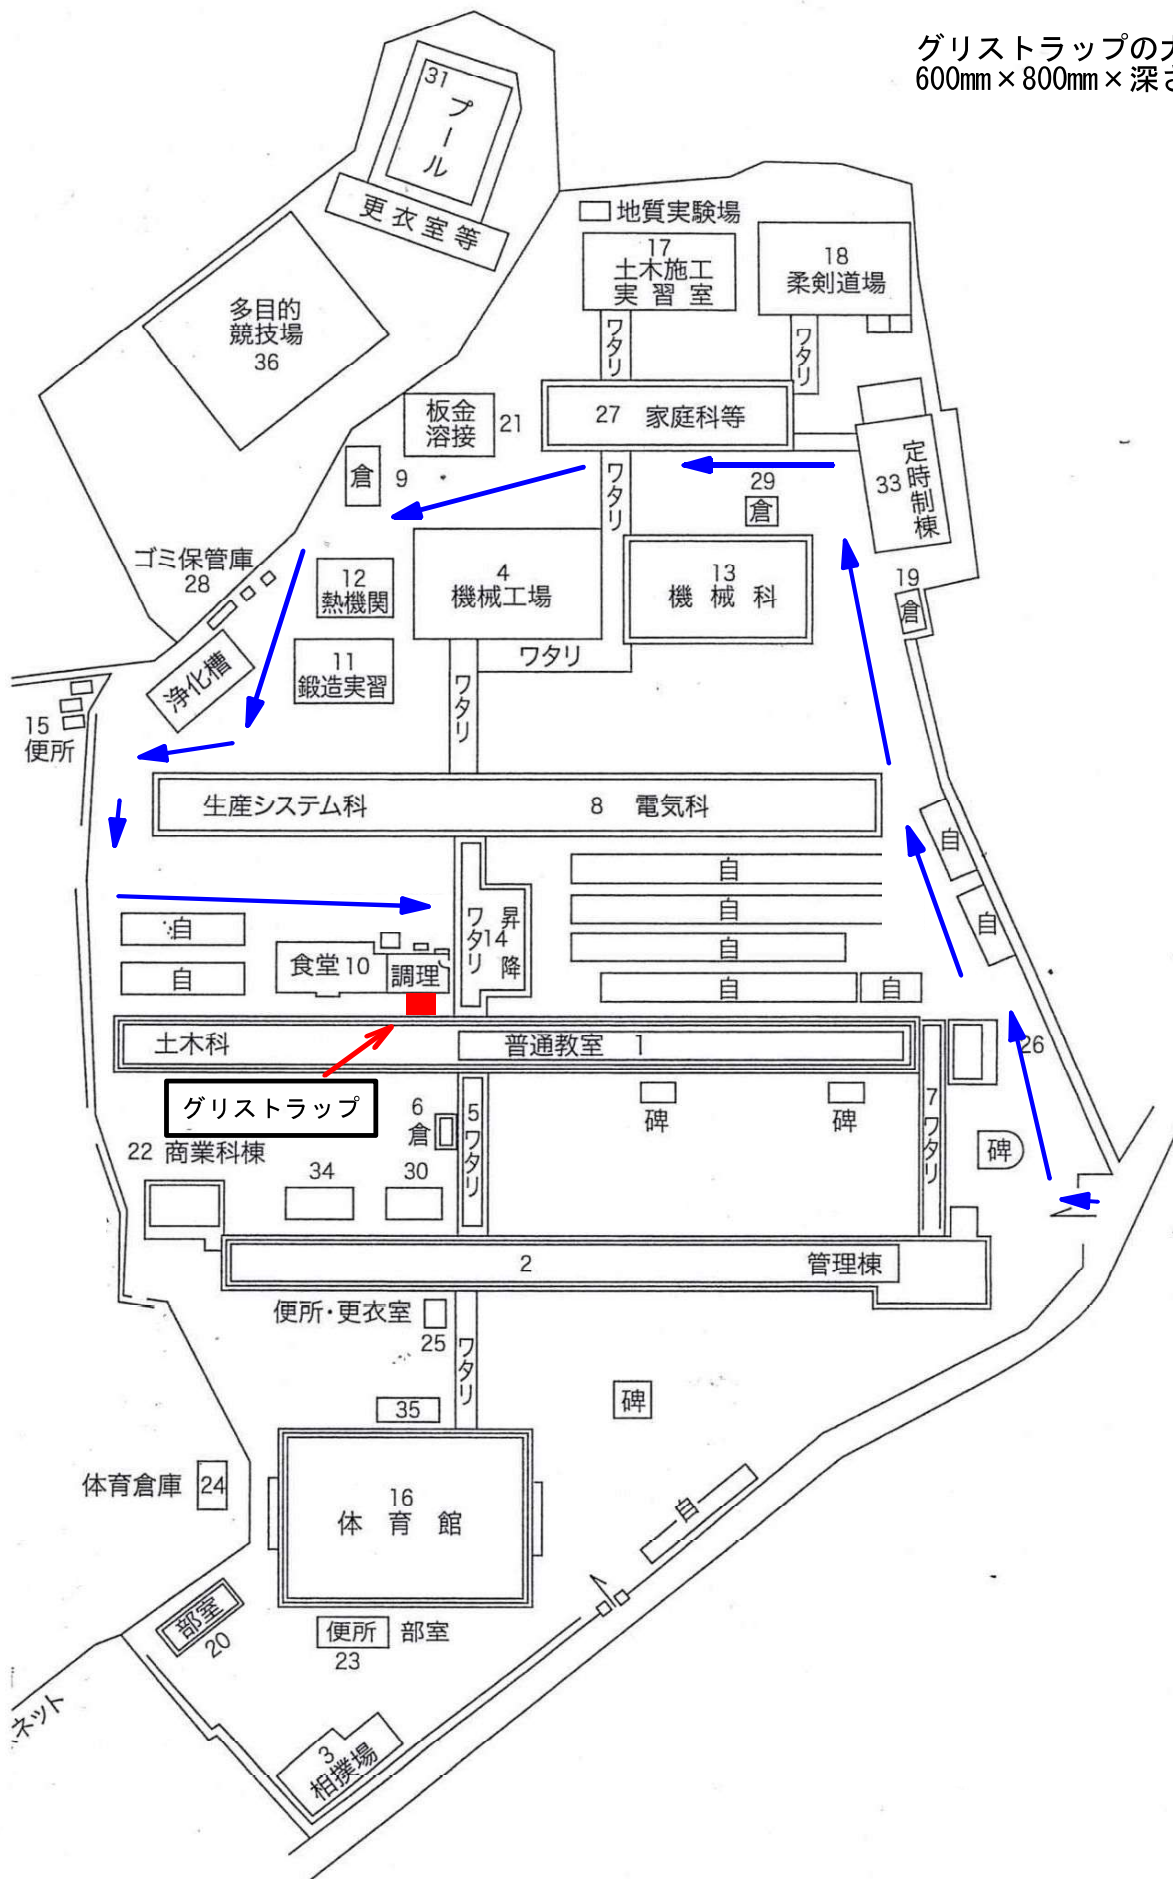

大分県立日田高校 平面図（全体）

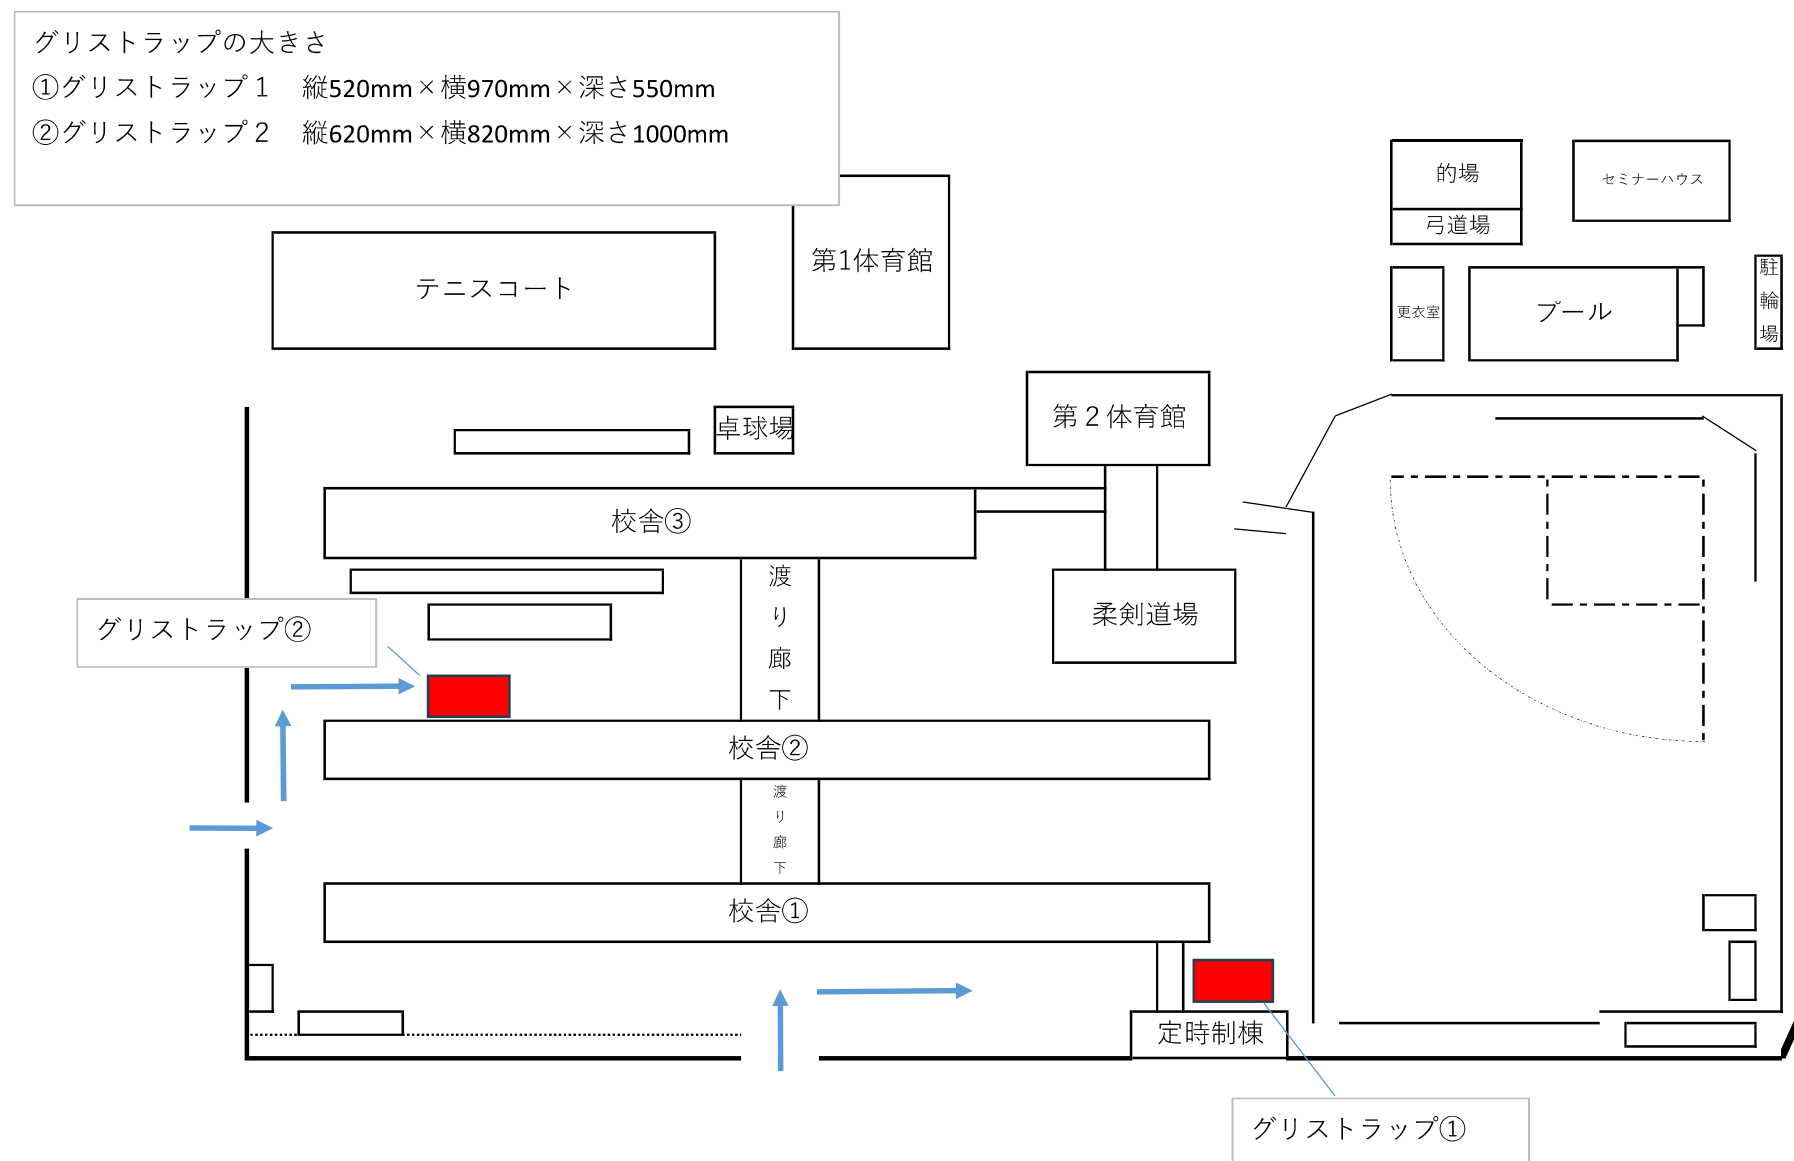


大分県立爽風館高等学校 平面図（全体）

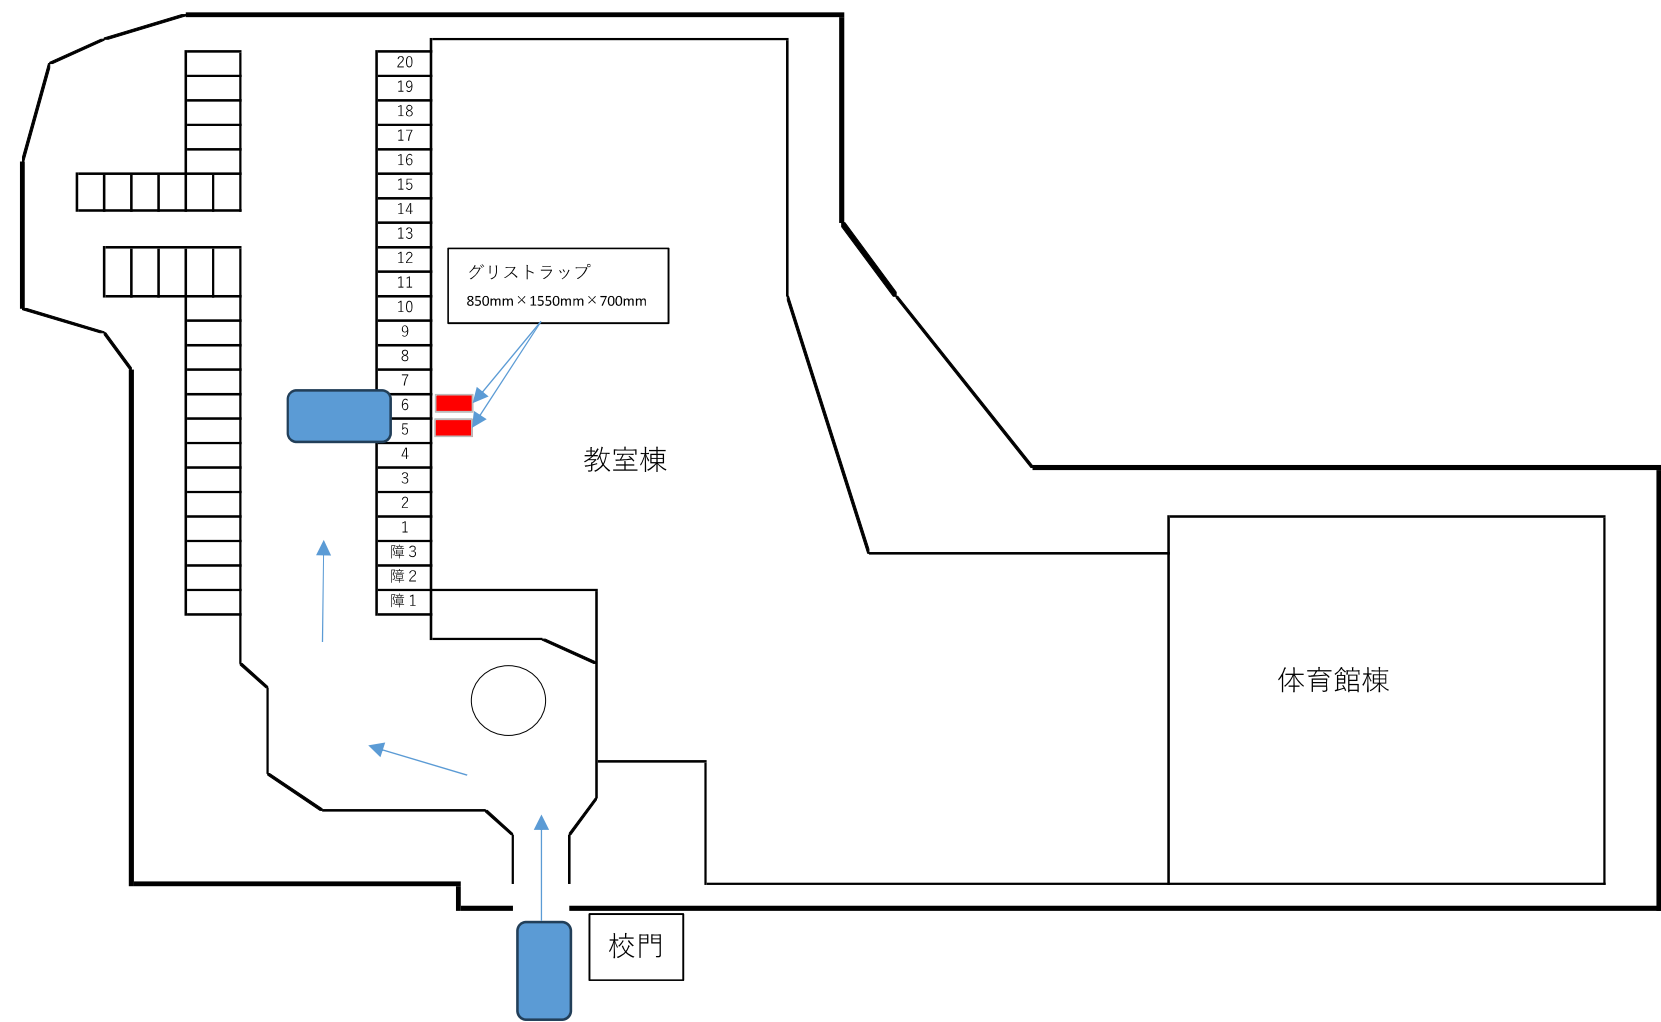


大分県立中津支援学校 平面図（全体）


グリストラップの大きさ
長さ1,130mm×幅650mm×深さ733mm

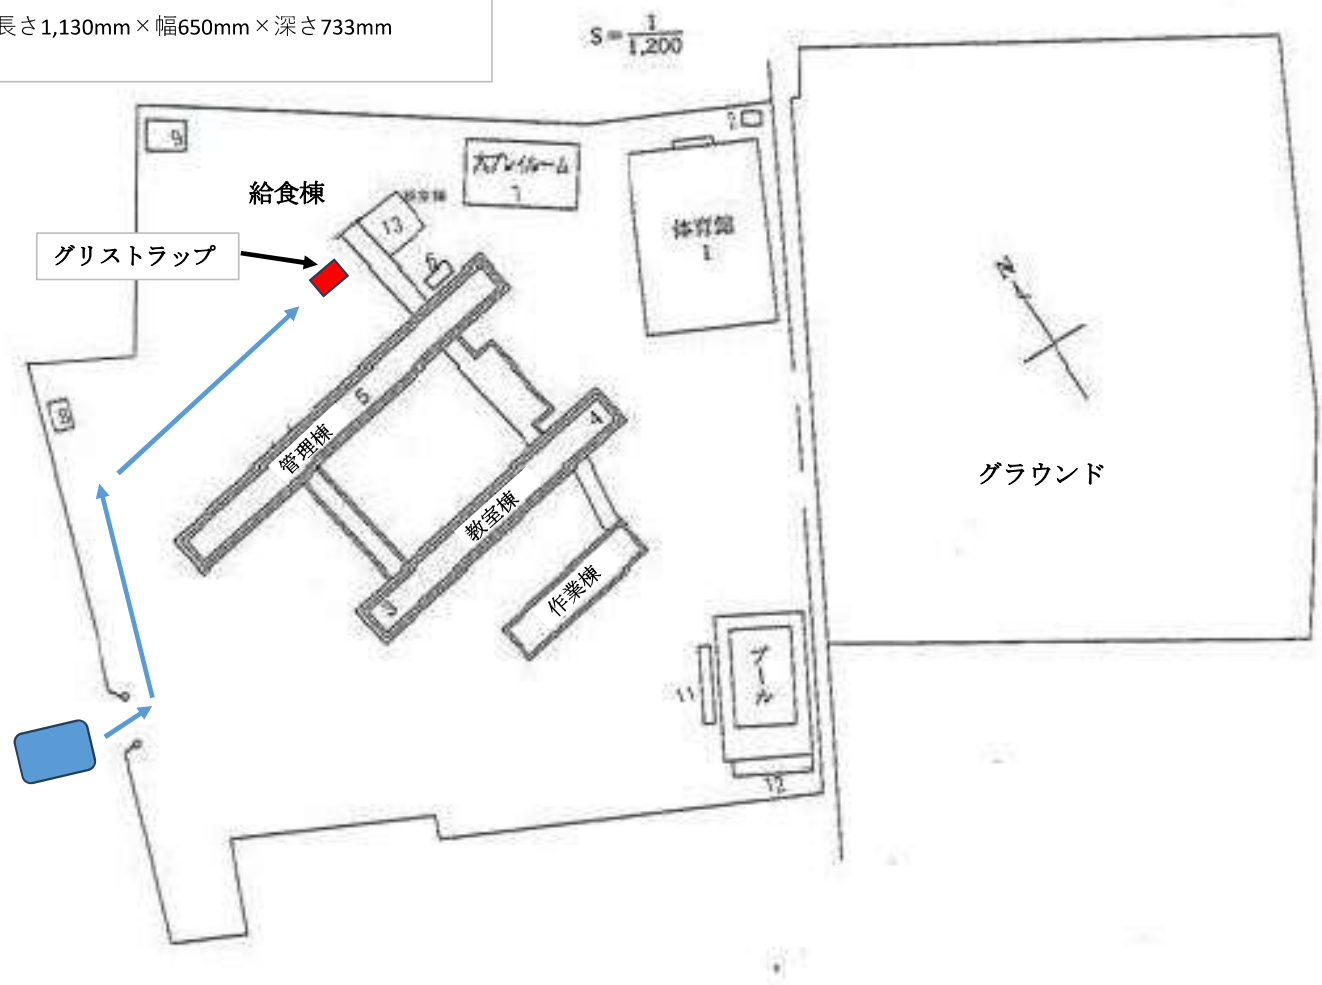

中津支援グリストラップ詳細

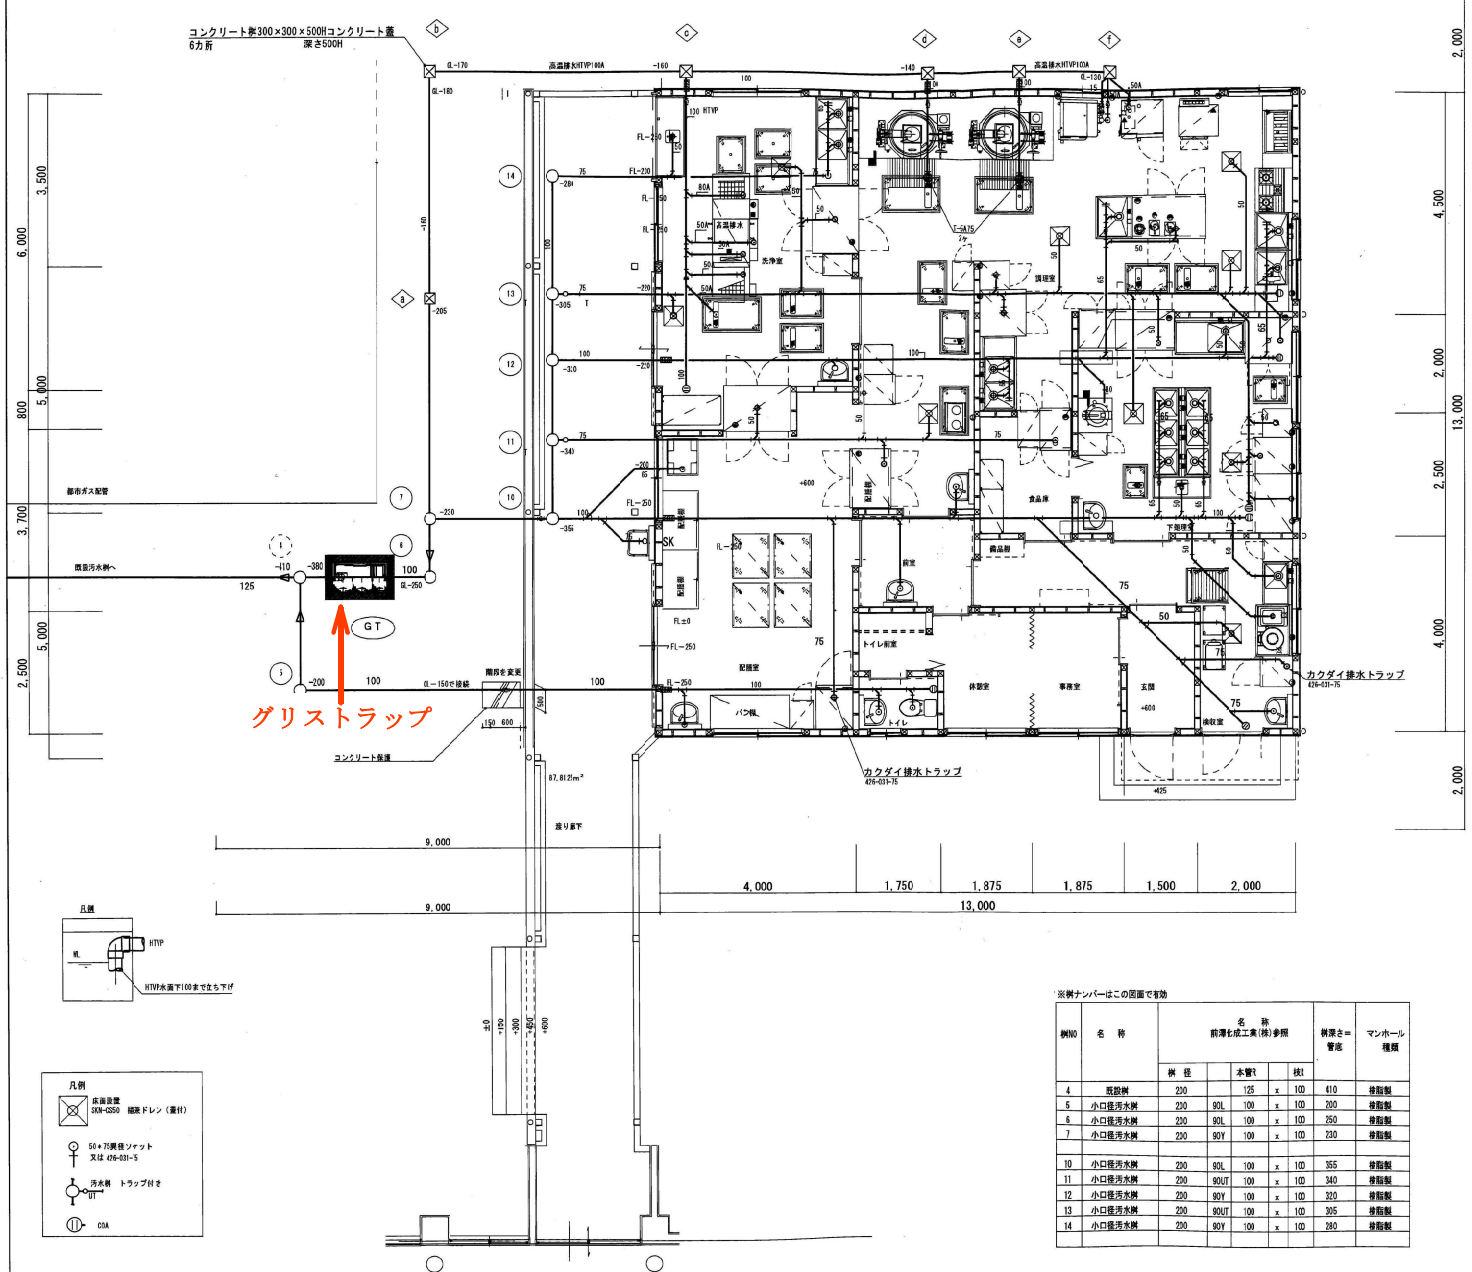


グリストラップ詳細図

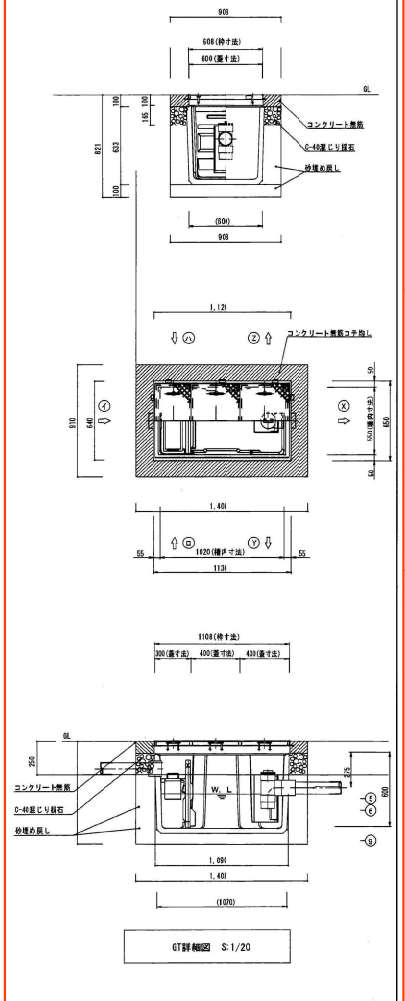

※欄ナンバーはこの図面を参照

欄No	名 称	前澤化成工業(株)参照			材質	マンホール 種類
		寸 法	本数	材 質		
4	高圧排水	200	125	x 100	410	標準型
5	小口排水	200	90L	100	x 100	標準型
6	小口排水	200	90L	100	x 100	標準型
7	小口排水	200	90L	100	x 100	標準型
10	小口排水	200	90L	100	x 100	標準型
11	小口排水	200	90L	100	x 100	標準型
12	小口排水	200	90L	100	x 100	標準型
13	小口排水	200	90L	100	x 100	標準型
14	小口排水	200	90L	100	x 100	標準型

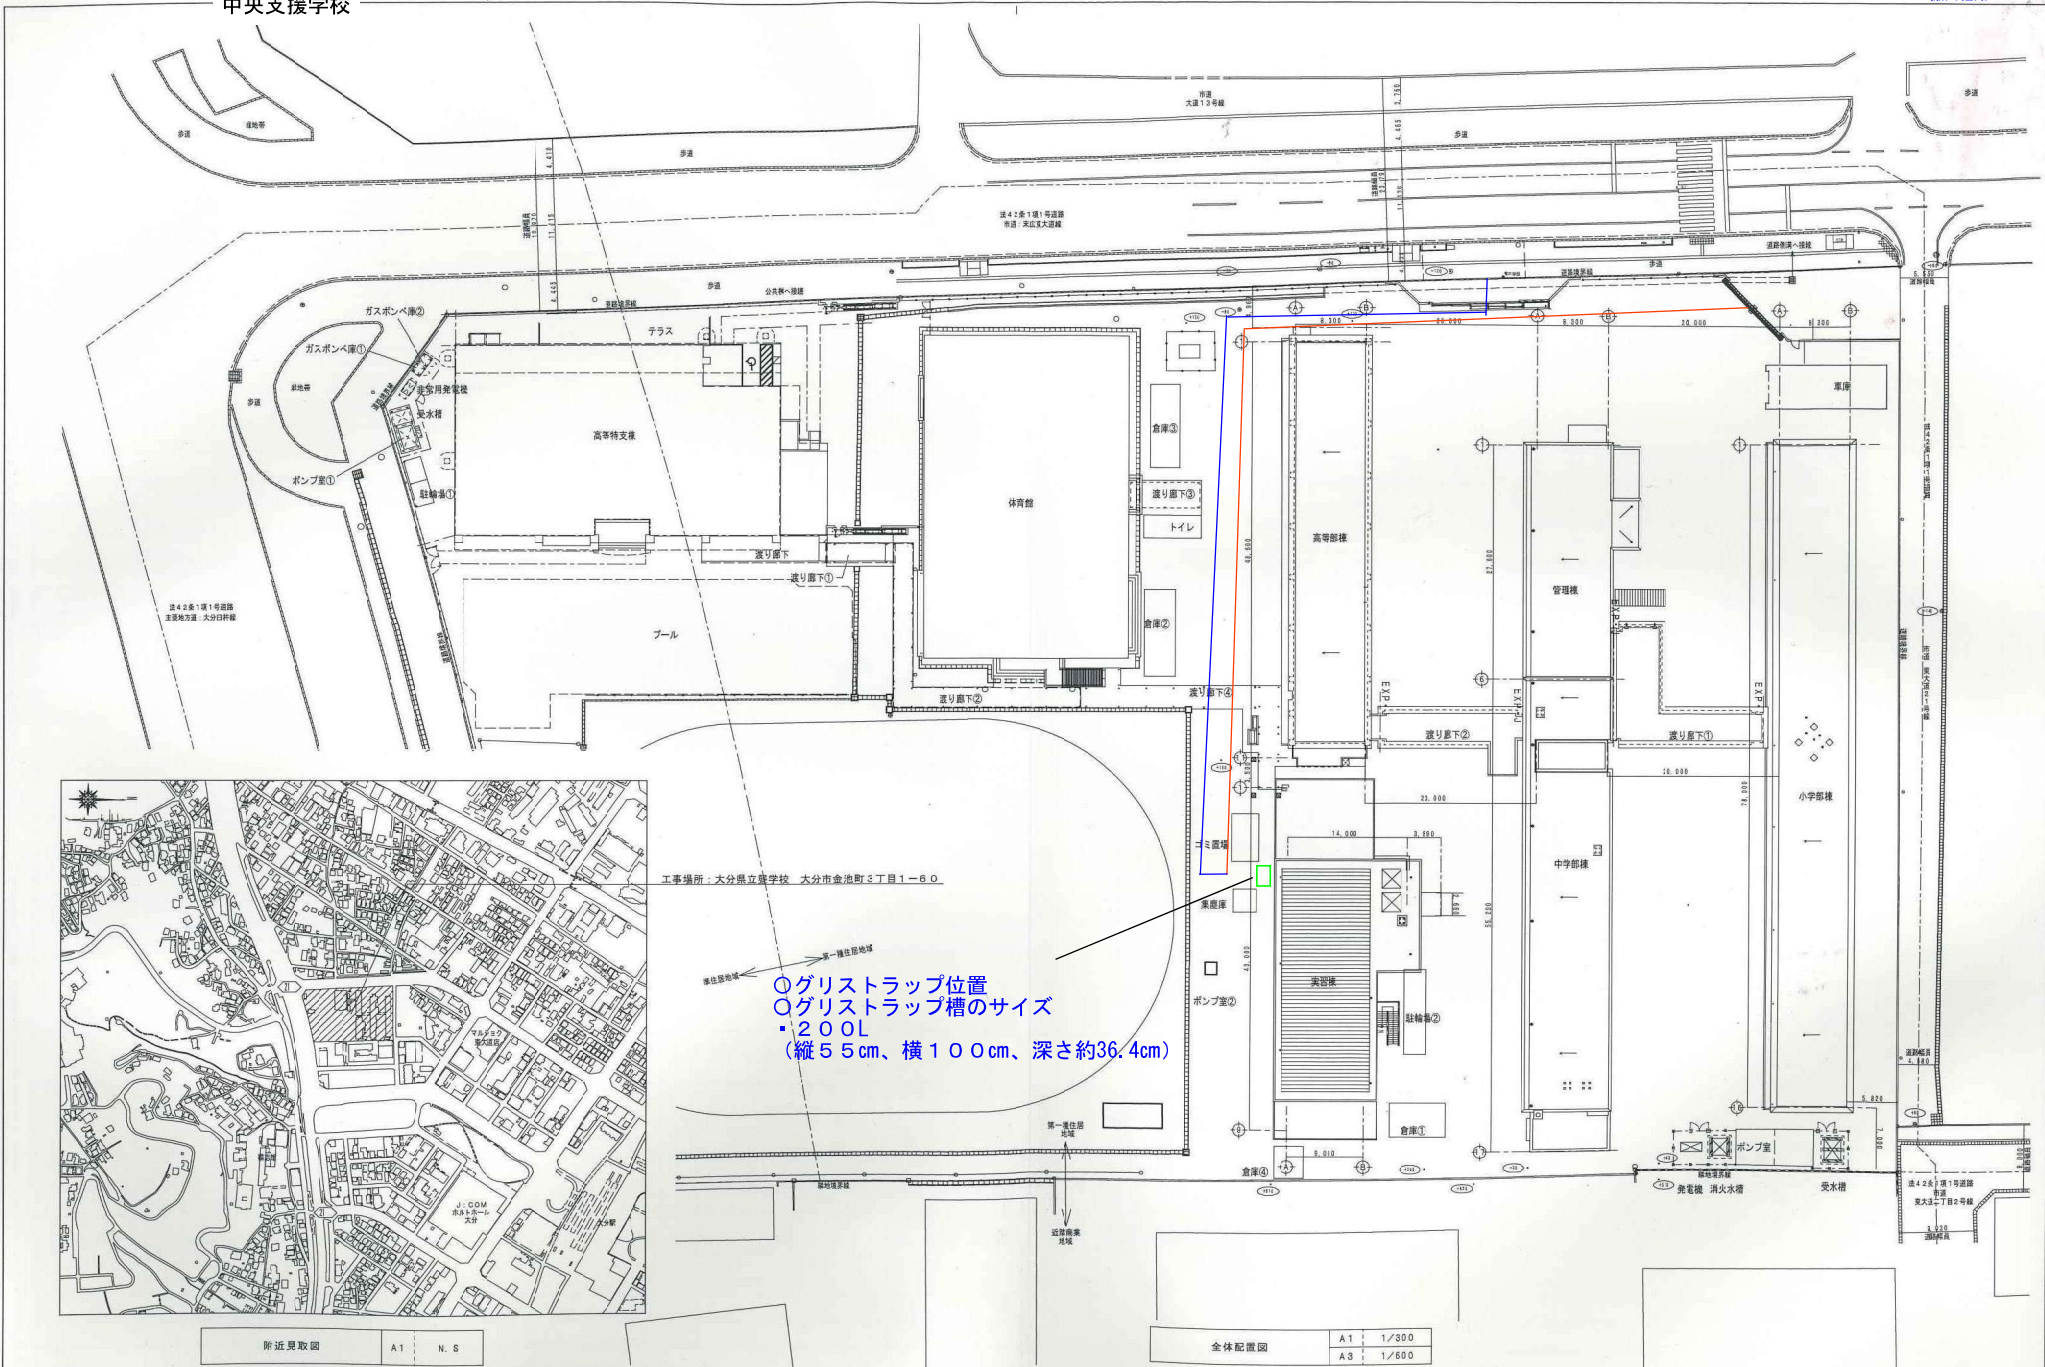

年度 令和4年度	設計年月 令和4年8月	工事名 大分新設特別支援大規模改修機械設備工事	大分県大分土木事務所	図面名称 附近見取図・全体配置図	縮尺 A1: 1/300 A3: 1/600	建築士法第20条第1項に基づく表示 株式会社イーエー設計 一般建築士事務所 大分県知事登録 第 189-13562 号 一般建築士 登録番号 第 238120 号 金田 勝美	No. M-04
-------------	----------------	----------------------------	------------	---------------------	------------------------------	--	----------

(様式第 1 号)

作業完了報告書
(年 回中 回目)

下記のとおり、第 回目 (汚泥吸引・高圧洗浄) 及び運搬作業が完了しましたので
委託契約書第 8 条の規定に基づき報告します。

記

作業完了日 令和 年 月 日

※工程写真添付

令和 年 月 日

住所
商号又は名称
代表者氏名
印

大分県立 学校
校長 殿